


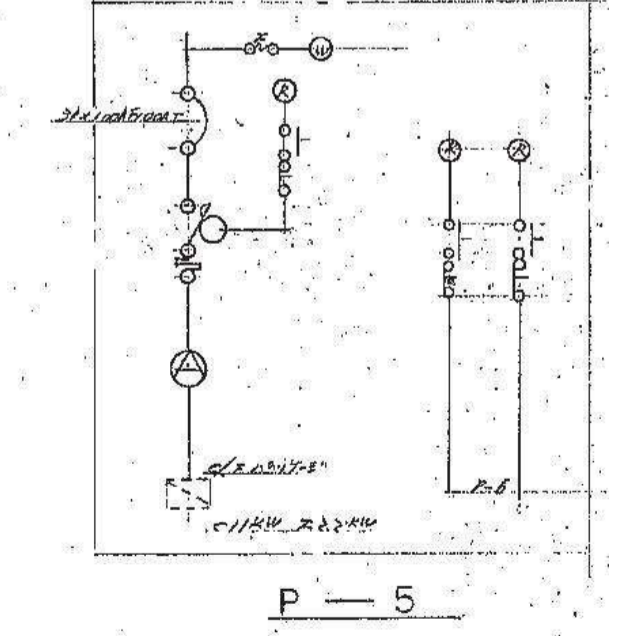
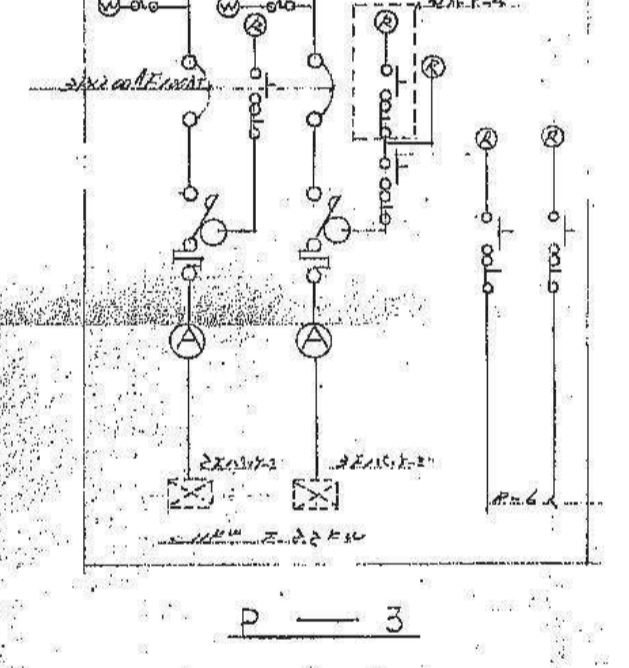
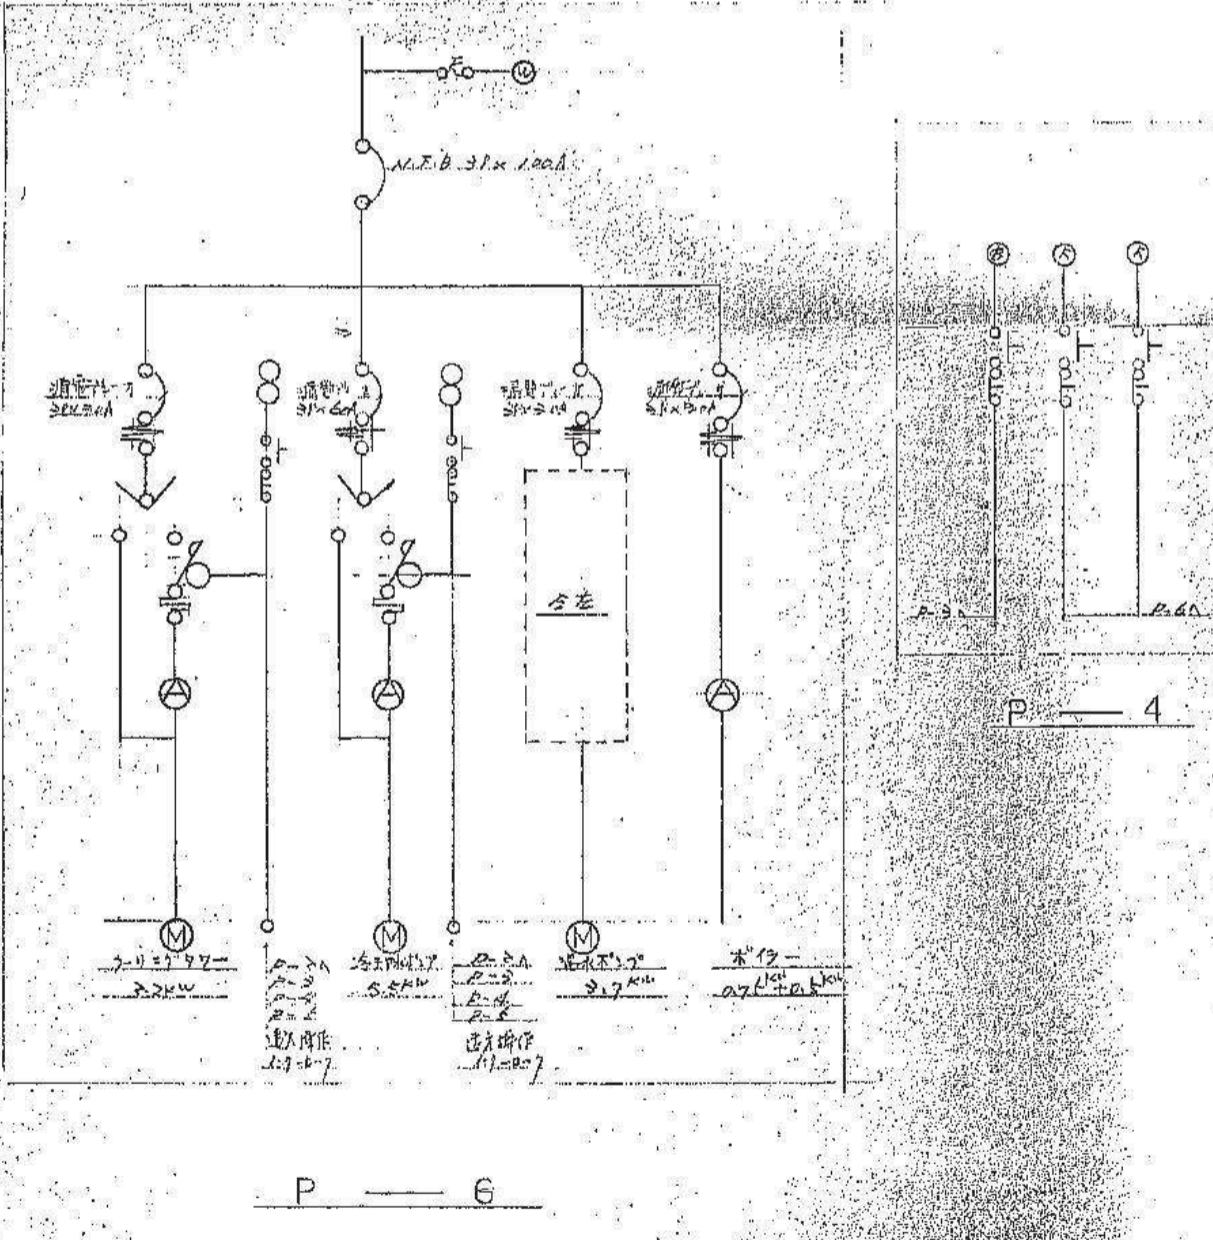
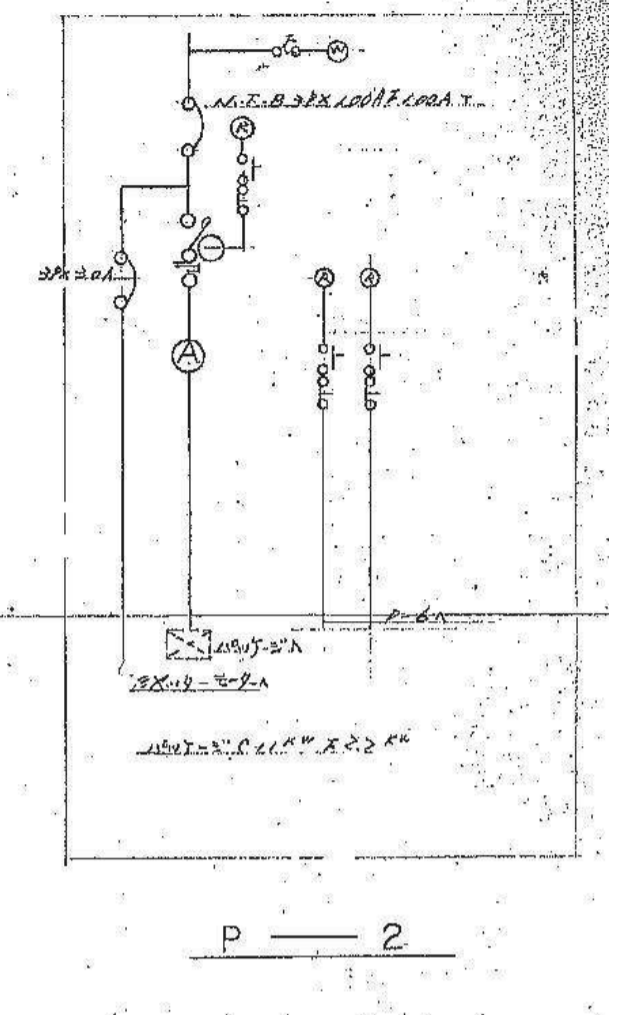


A	FL 110 x 2 透飾	A'	FL 110 x 2 非常用照明器具 埋込用器具	B	FL 40 x 2 透飾	B'	FL 40 x 2 非常用照明器具 埋込用器具
C	FL 40 x 1	C'	FL 40 x 1 埋込用器具	D	FL 40 x 1	D'	FL 40 x 1
F	FL 20 x 2	G	FL 20 x 1	H	FCL 30 ^W 非常用照明器具 埋込用器具	H'	FCL 30 ^W 非常用照明器具 埋込用器具
I	FL 20 x 1 吊水	J	FL 40 ^W 非常用照明器具 埋込用器具	K	FL 20 x 1	K'	FL 20 x 1
M	FL 40	N	FL 10 x 1 埋込用器具	N'	FL 20 x 1 非常用照明器具 埋込用器具	O	FL 20 x 1
P	FL 20 x 4 非常用照明器具 埋込用器具	Q	FL 1.50 ^W 埋込用器具				

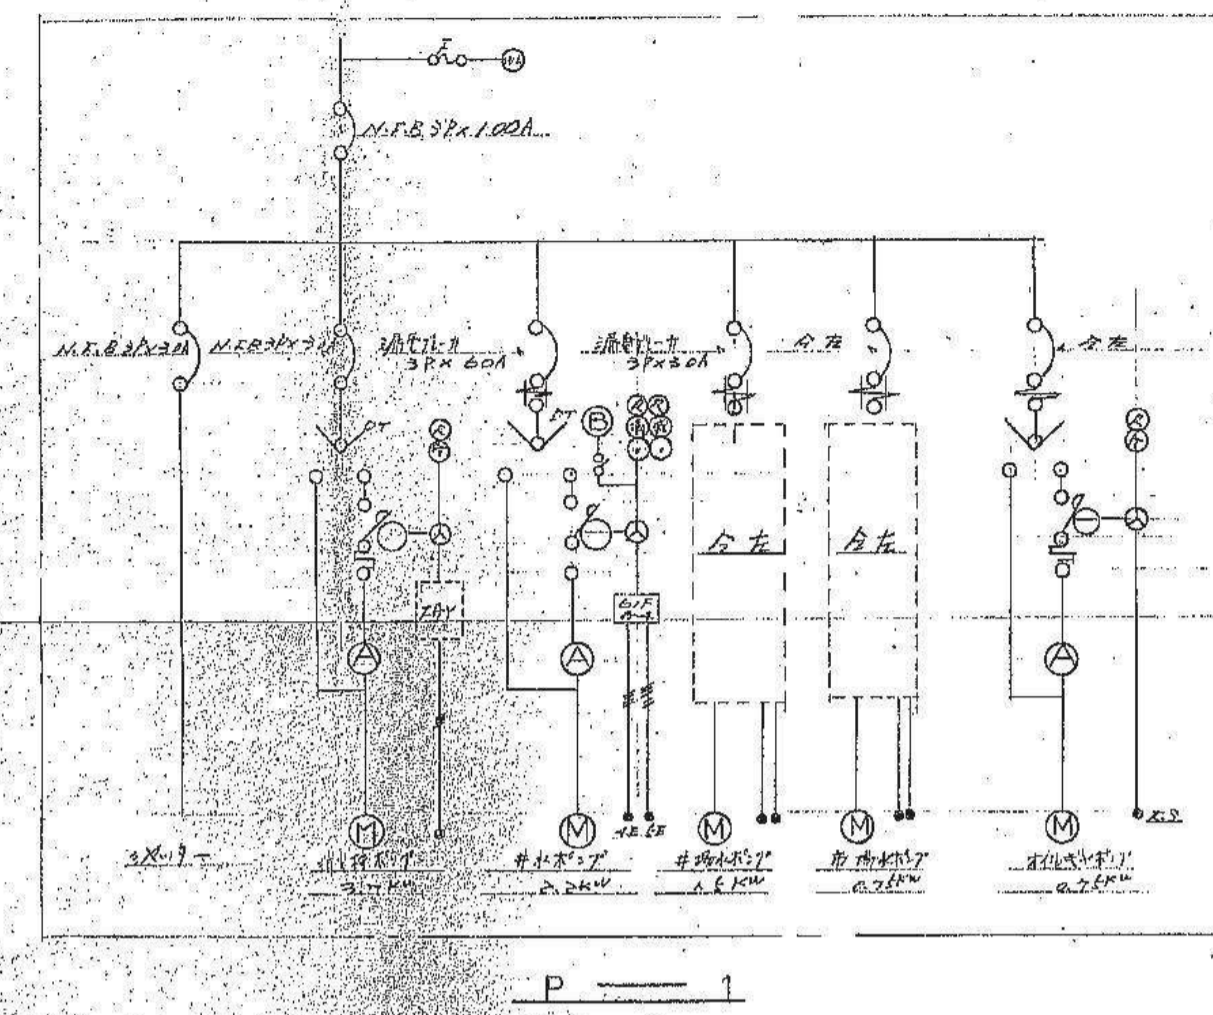

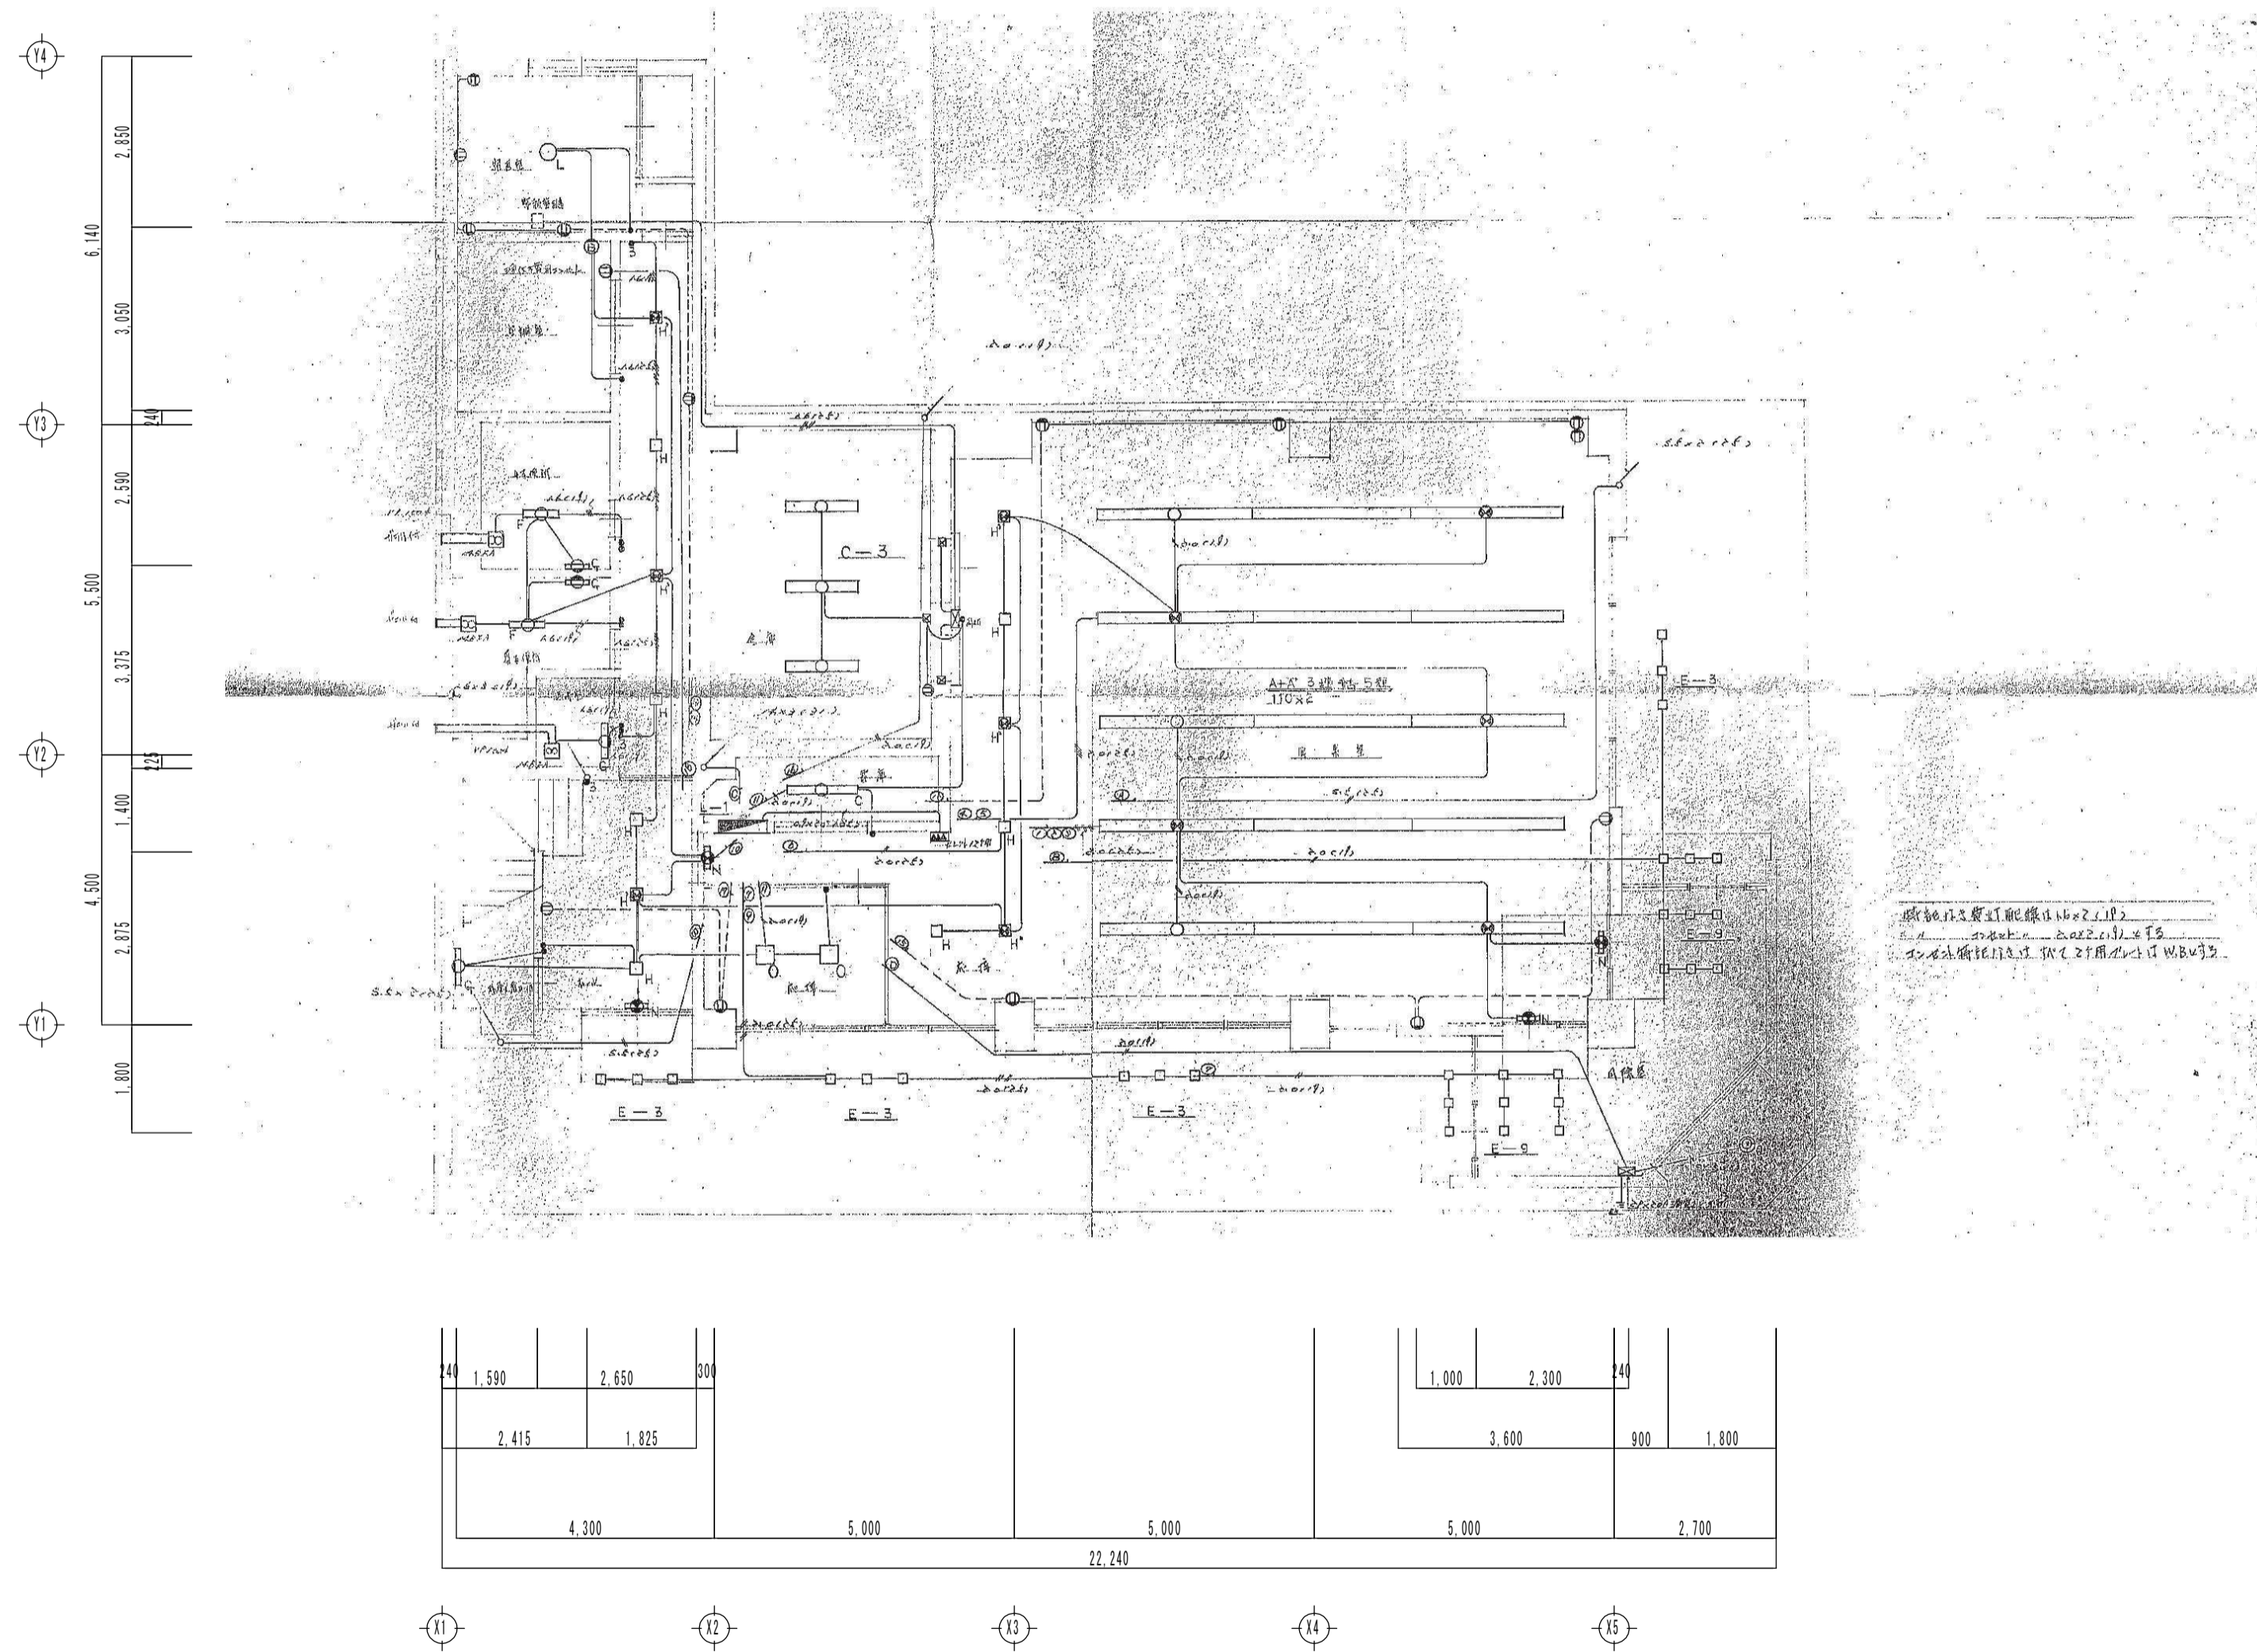

工事名	旧羽島市教育センター解体撤去工事	工事設計図	名称	当初 電灯・コンセント設備 1階平面図	縮尺	A-2 1/100 A-3 x71%	設計年月日	令和 7 年 9 月 日	総括	主任	担当	図面番号
C.O.L.T.D. KINKA		一級建築士事務所 登録 岐 3680 号 Architects & Associates		株式会社 金華建築事務所		一級建築士 大臣登録第261572号 今西 浩司						既電-16

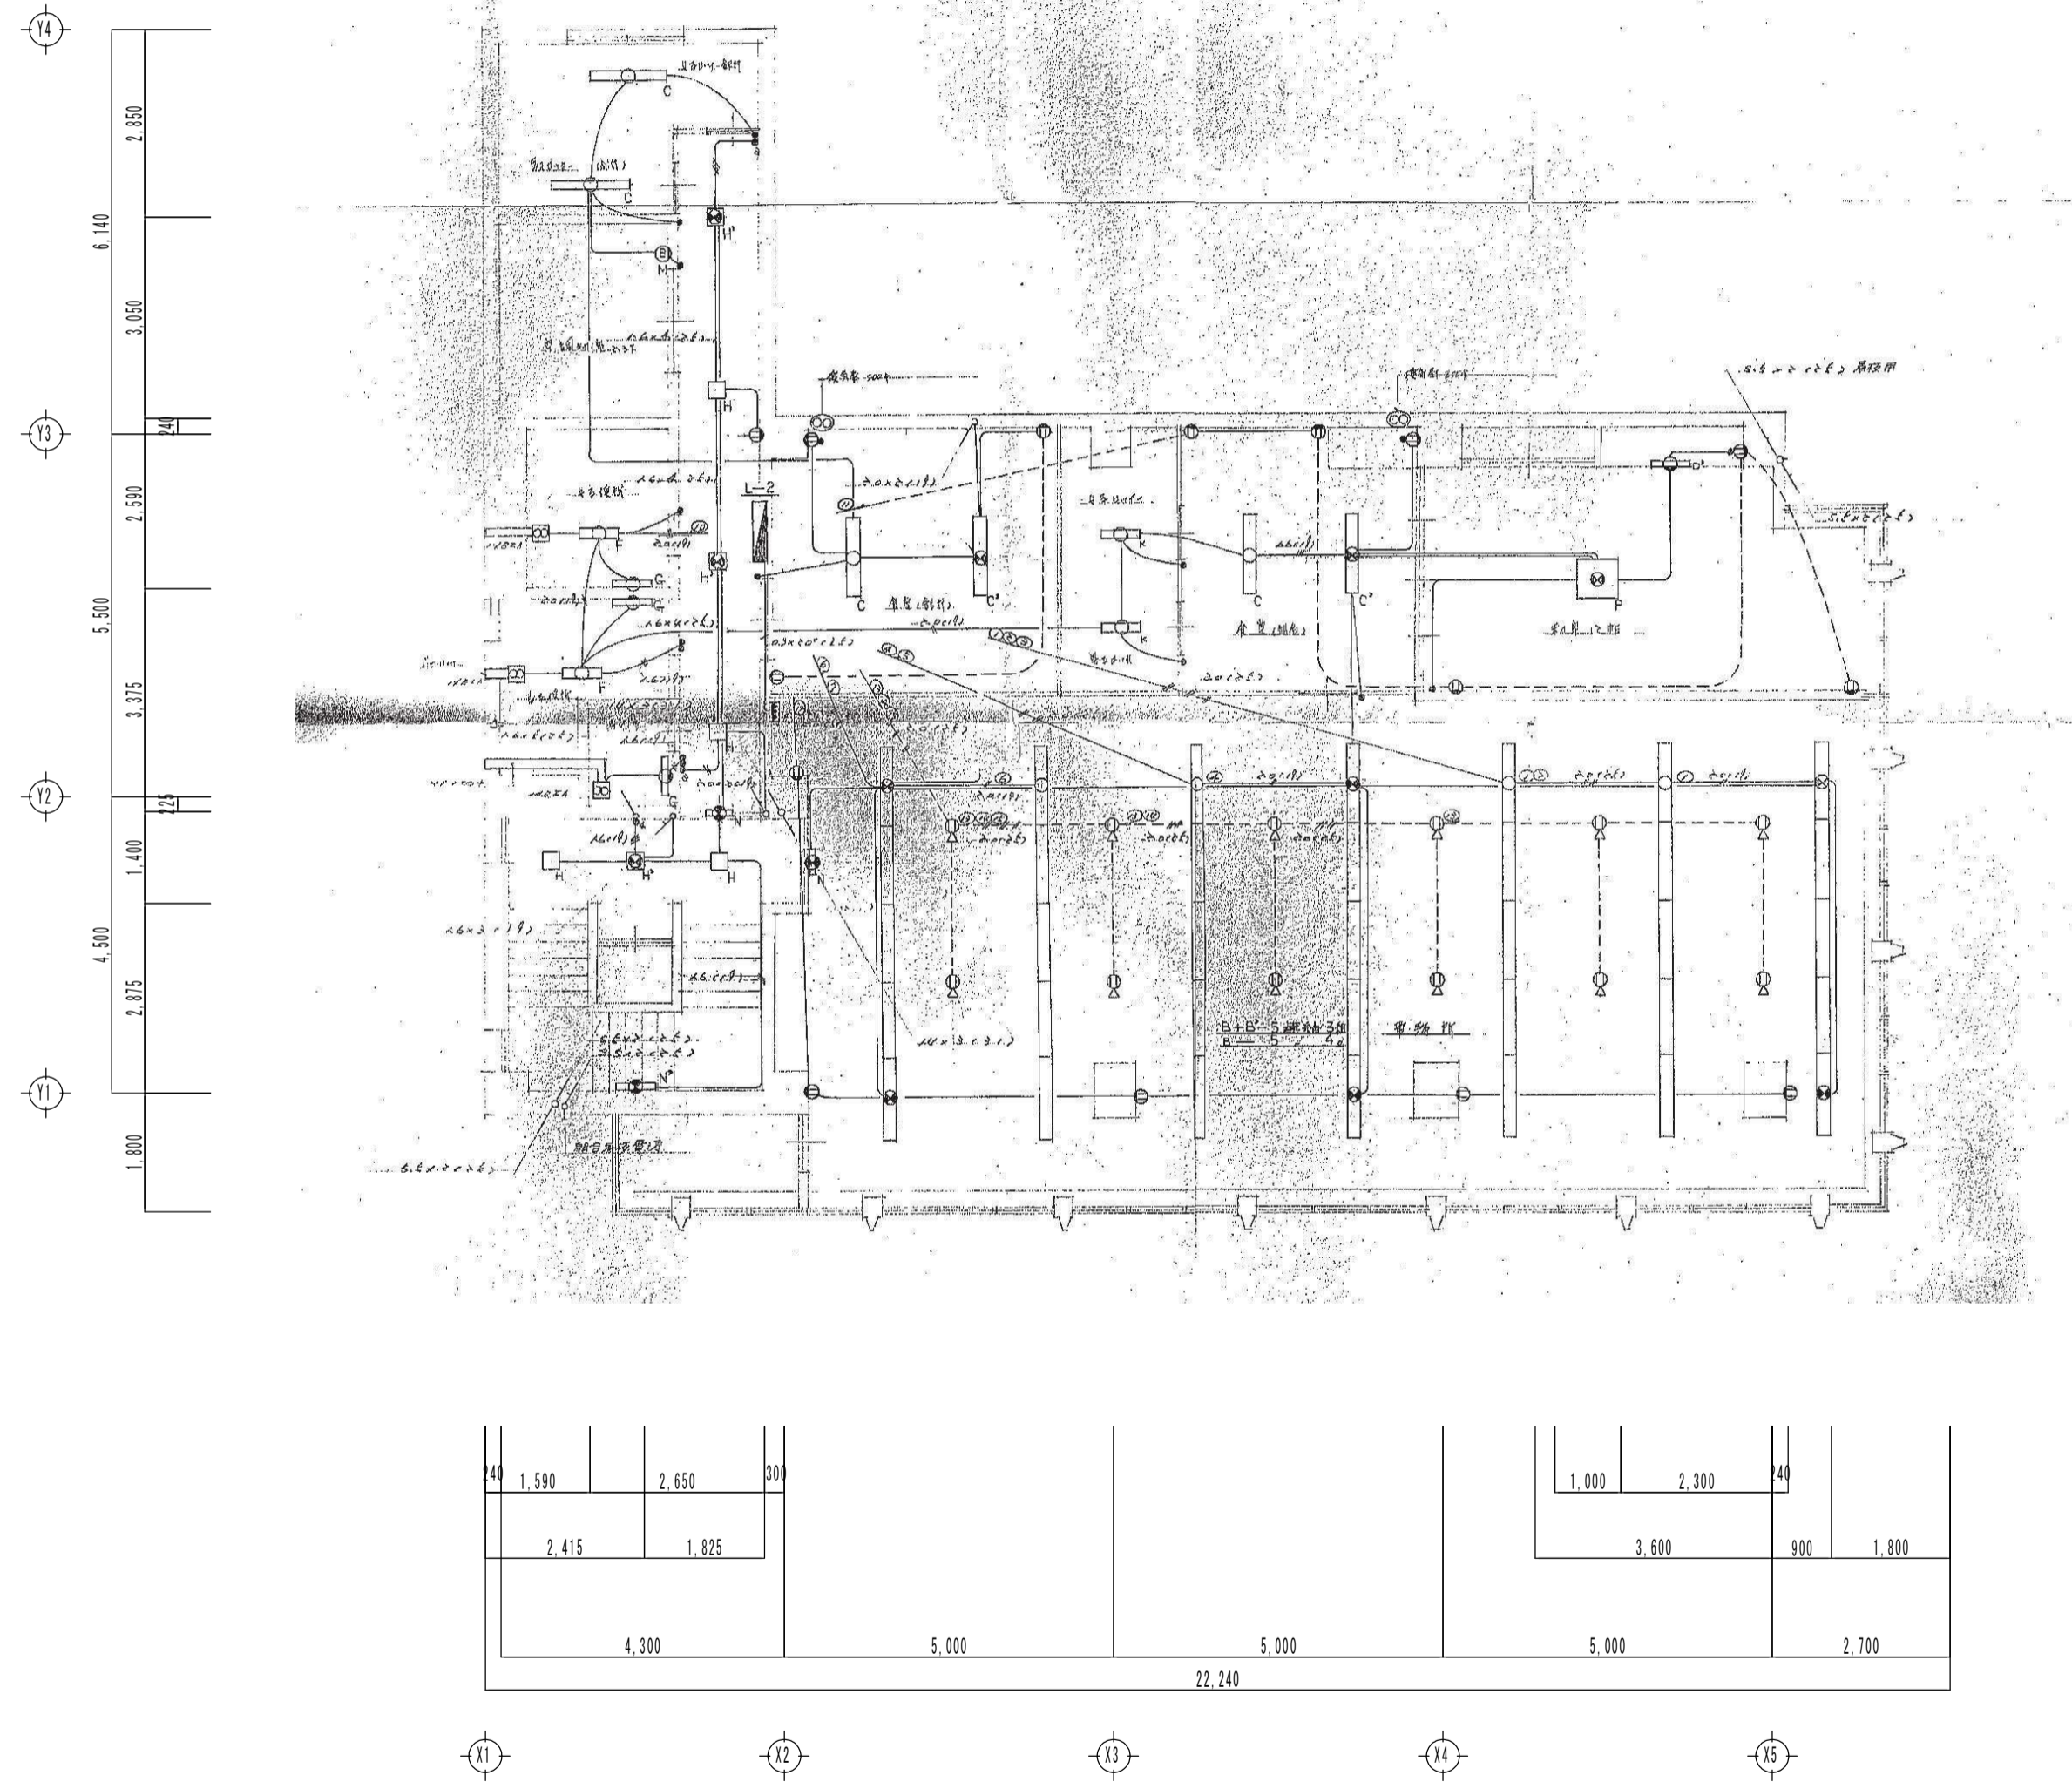

工事名 旧羽島市教育センター解体撤去工事

工事設計図

名称

当初 電灯・コンセント設備 2階平面図

縮尺

A-2 1/100
A-3 x71%

設計年月日

令和 7 年 9 月 日

総括

主任

担当

図面番号


C O L T D. KINKA

一級建築士事務所 登録 岐 3680 号
Architects & Associates

株式会社 金華建築事務所

一級建築士 大臣登録第261572号 今西 浩司

既電-17

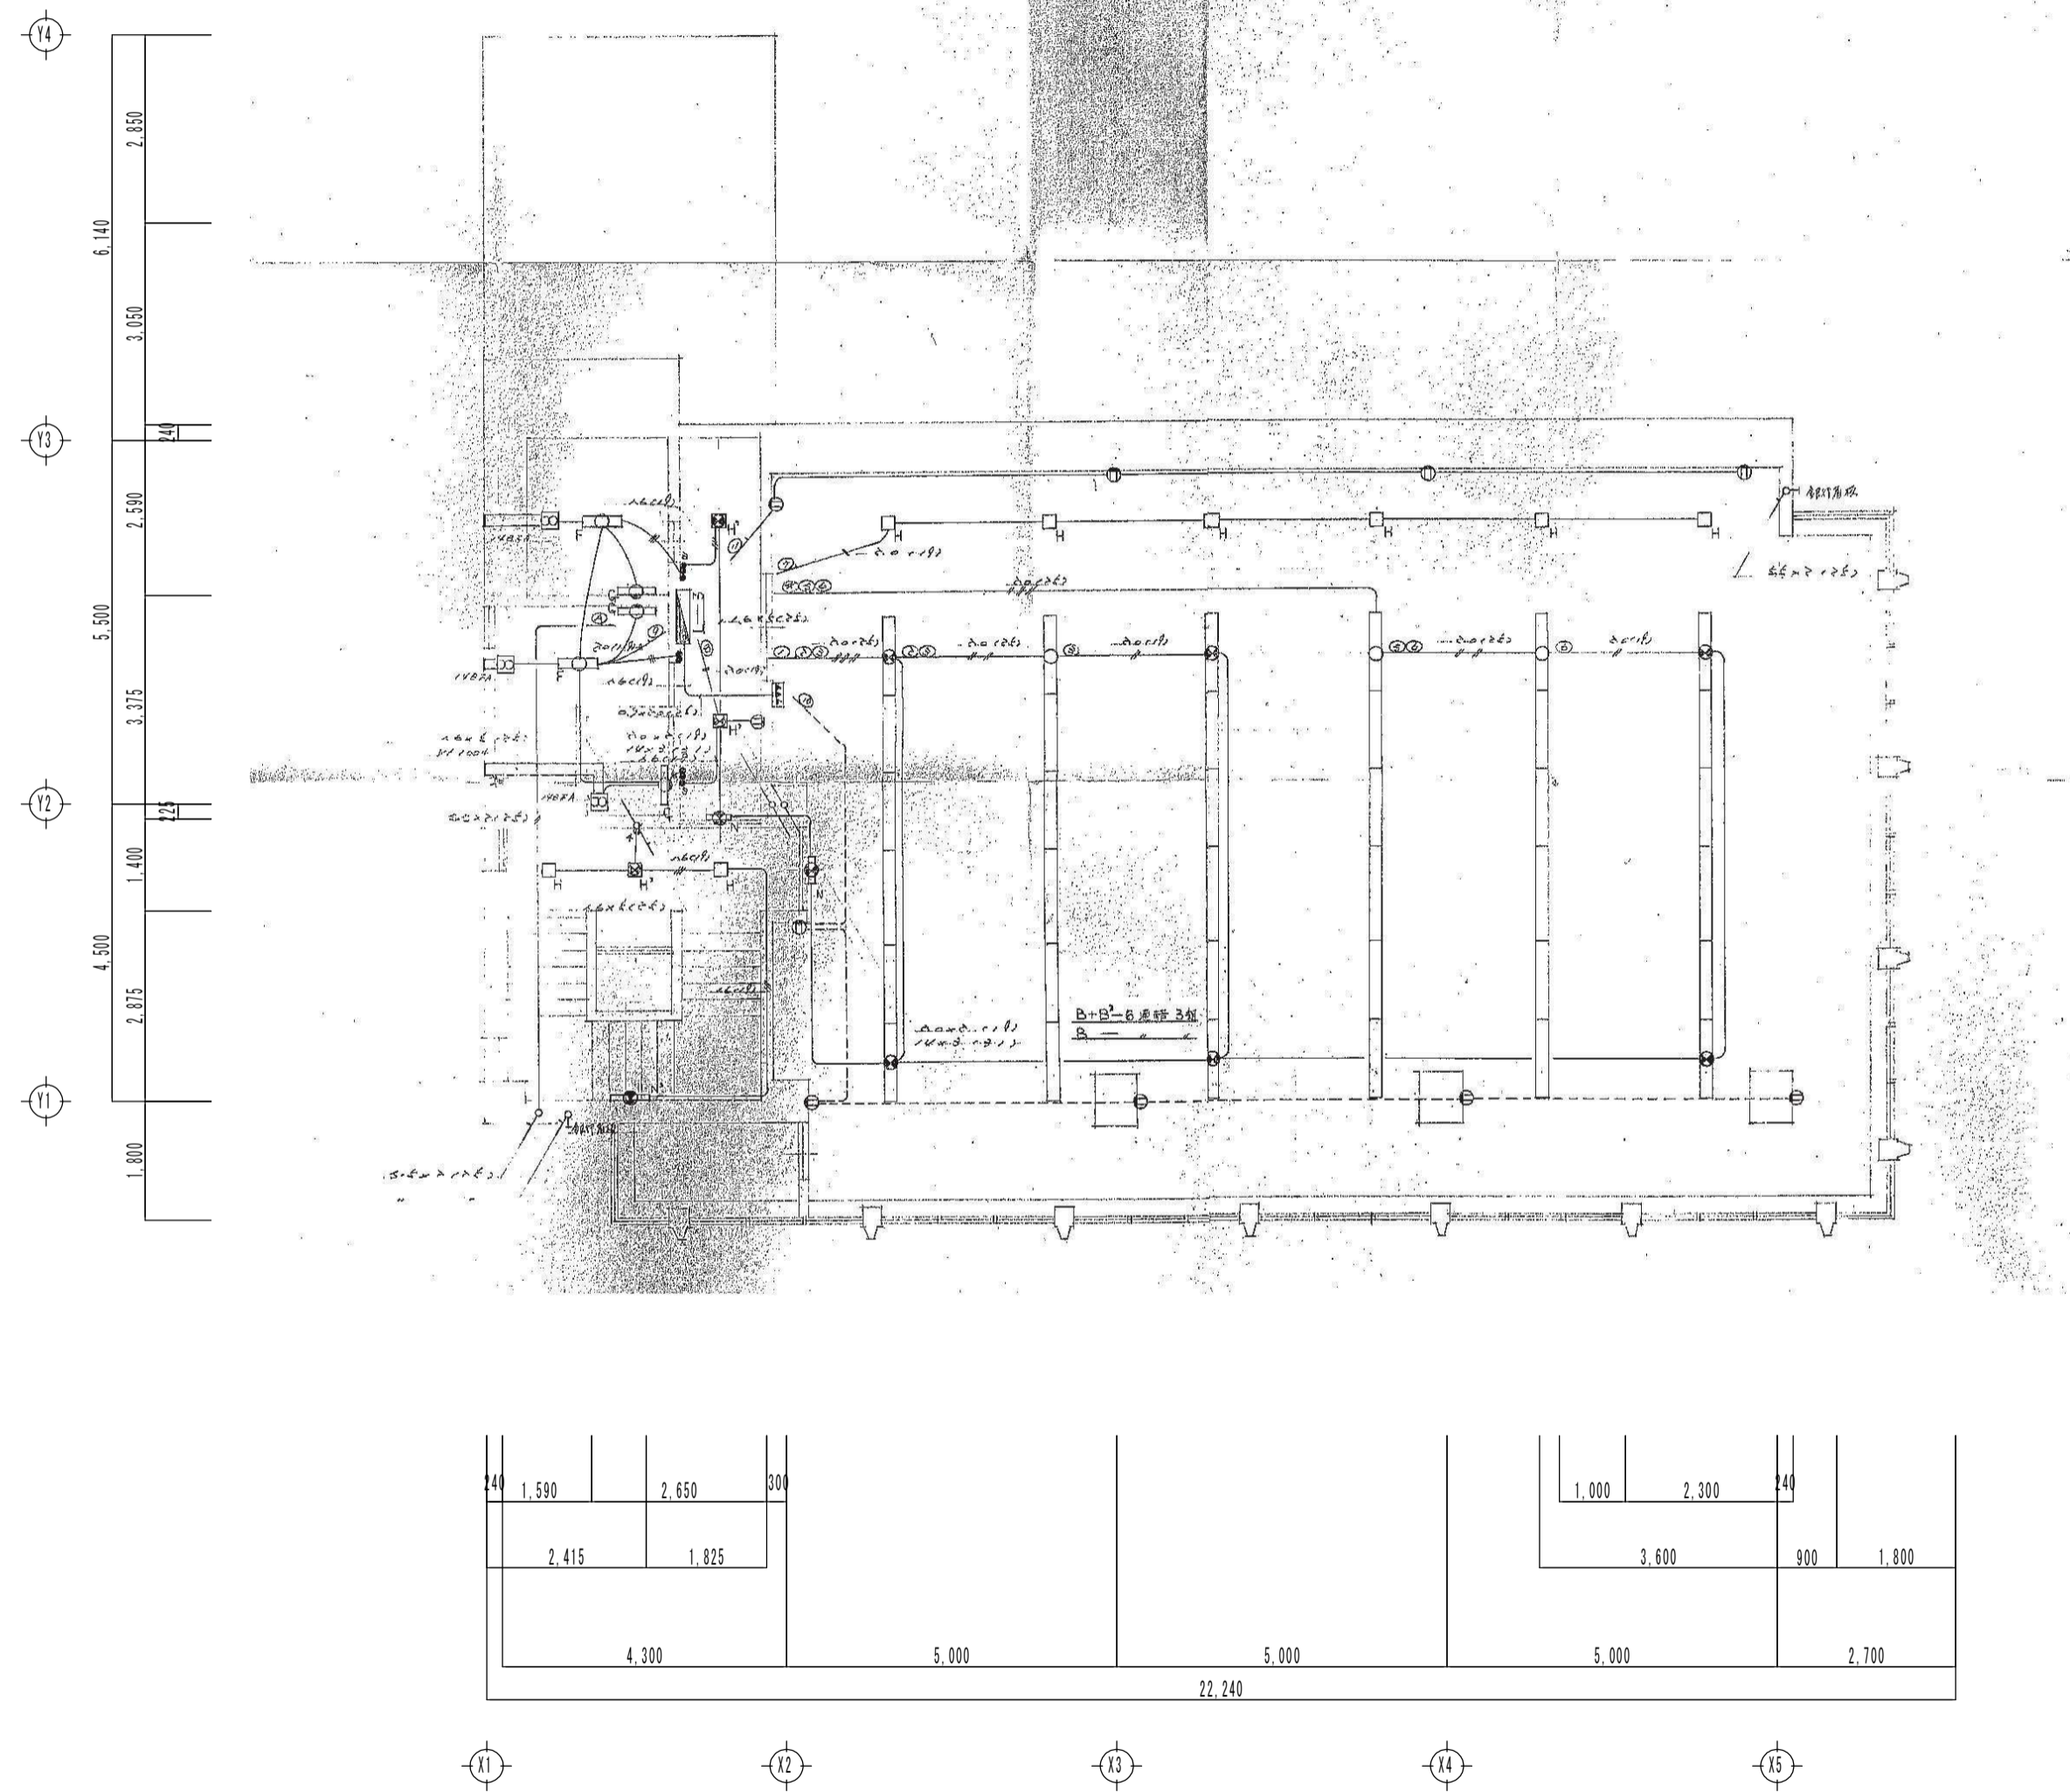

工事名 旧羽島市教育センター解体撤去工事

工事設計図

名称 当初 電灯・コンセント設備 3階平面図

縮尺 A-2 1/100
A-3 x71%

設計年月日 令和 7 年 9 月 日

総括 主任 担当 図面番号




C O L T D. KINKA

一級建築士事務所 登録 岐 3 6 8 0 号
Architects & Associates


株式会社 金華建築事務所

一級建築士 大臣登録第 2 6 1 5 7 2 号 今西 浩司



既電-18

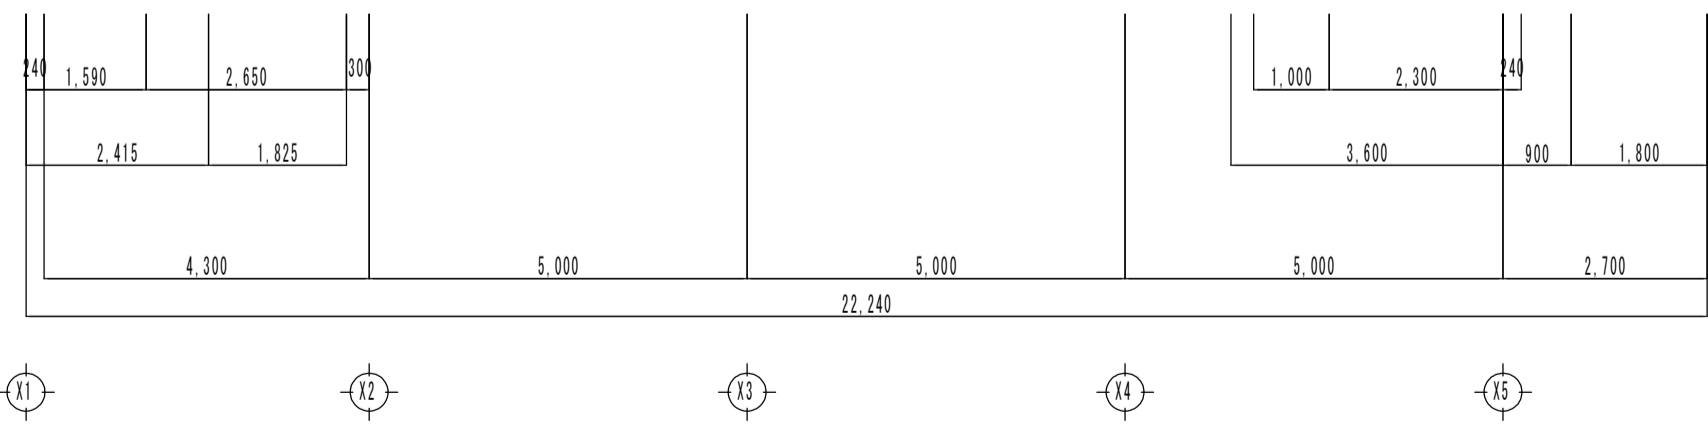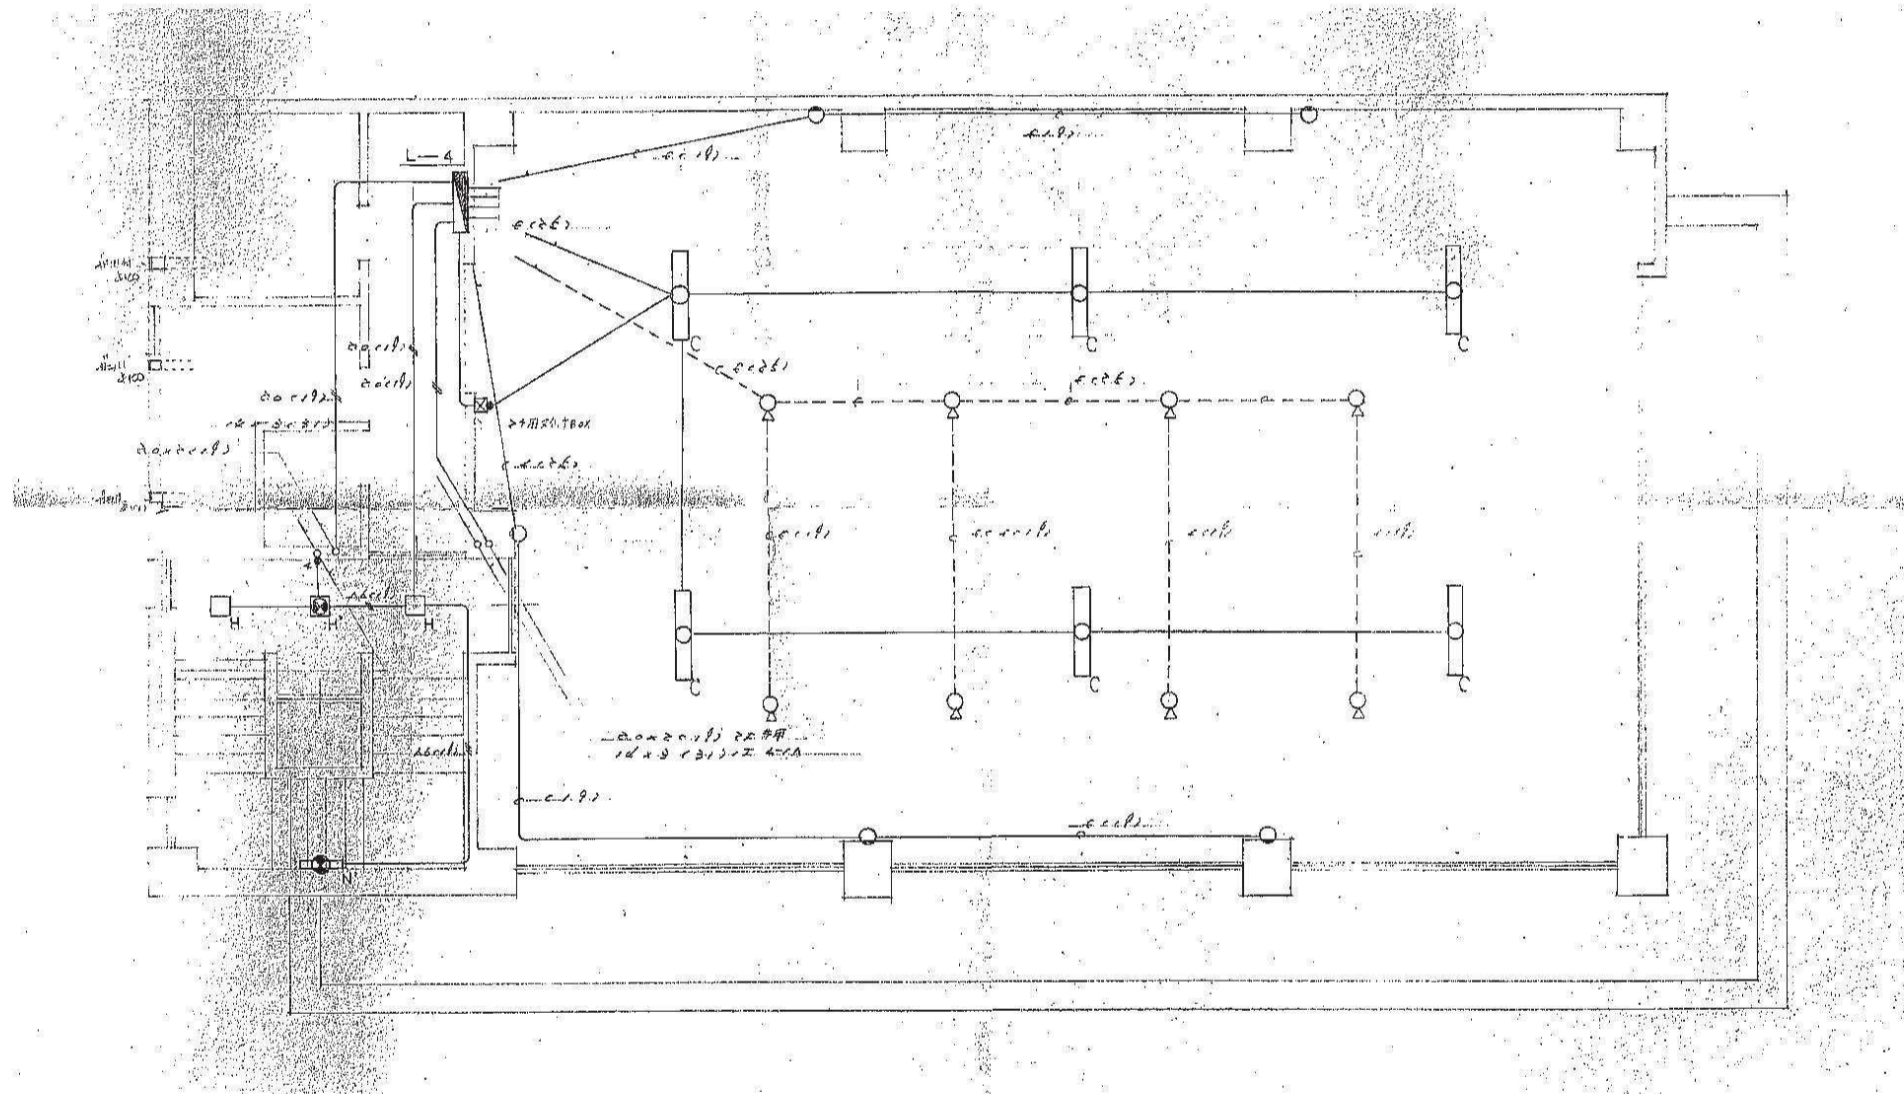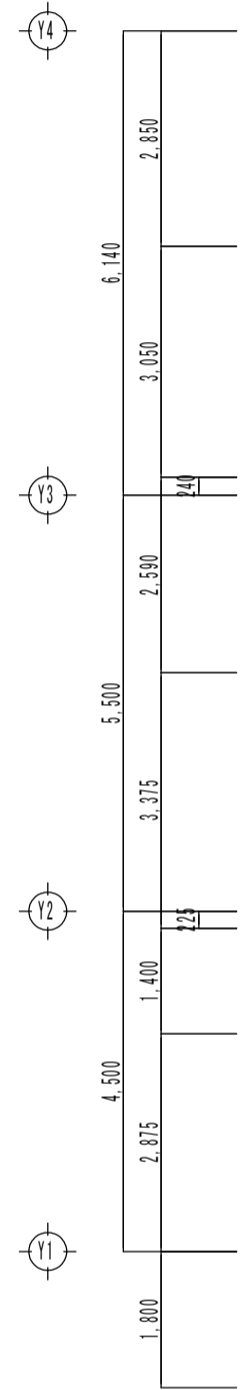



工事名	旧羽島市教育センター解体撤去工事	工事設計図	名称	当初 電灯・コンセント設備 4階平面図	縮尺	A-2 1/100 A-3 x71%	設計年月日	令和 7 年 9 月 日	総括	主任	担当	図面番号
C O L T D. KINKA		一級建築士事務所 登録 岐 3 6 8 0 号 Architects & Associates		株式会社 金華建築事務所		一級建築士 大臣登録第 2 6 1 5 7 2 号 今西 浩司						既電-19

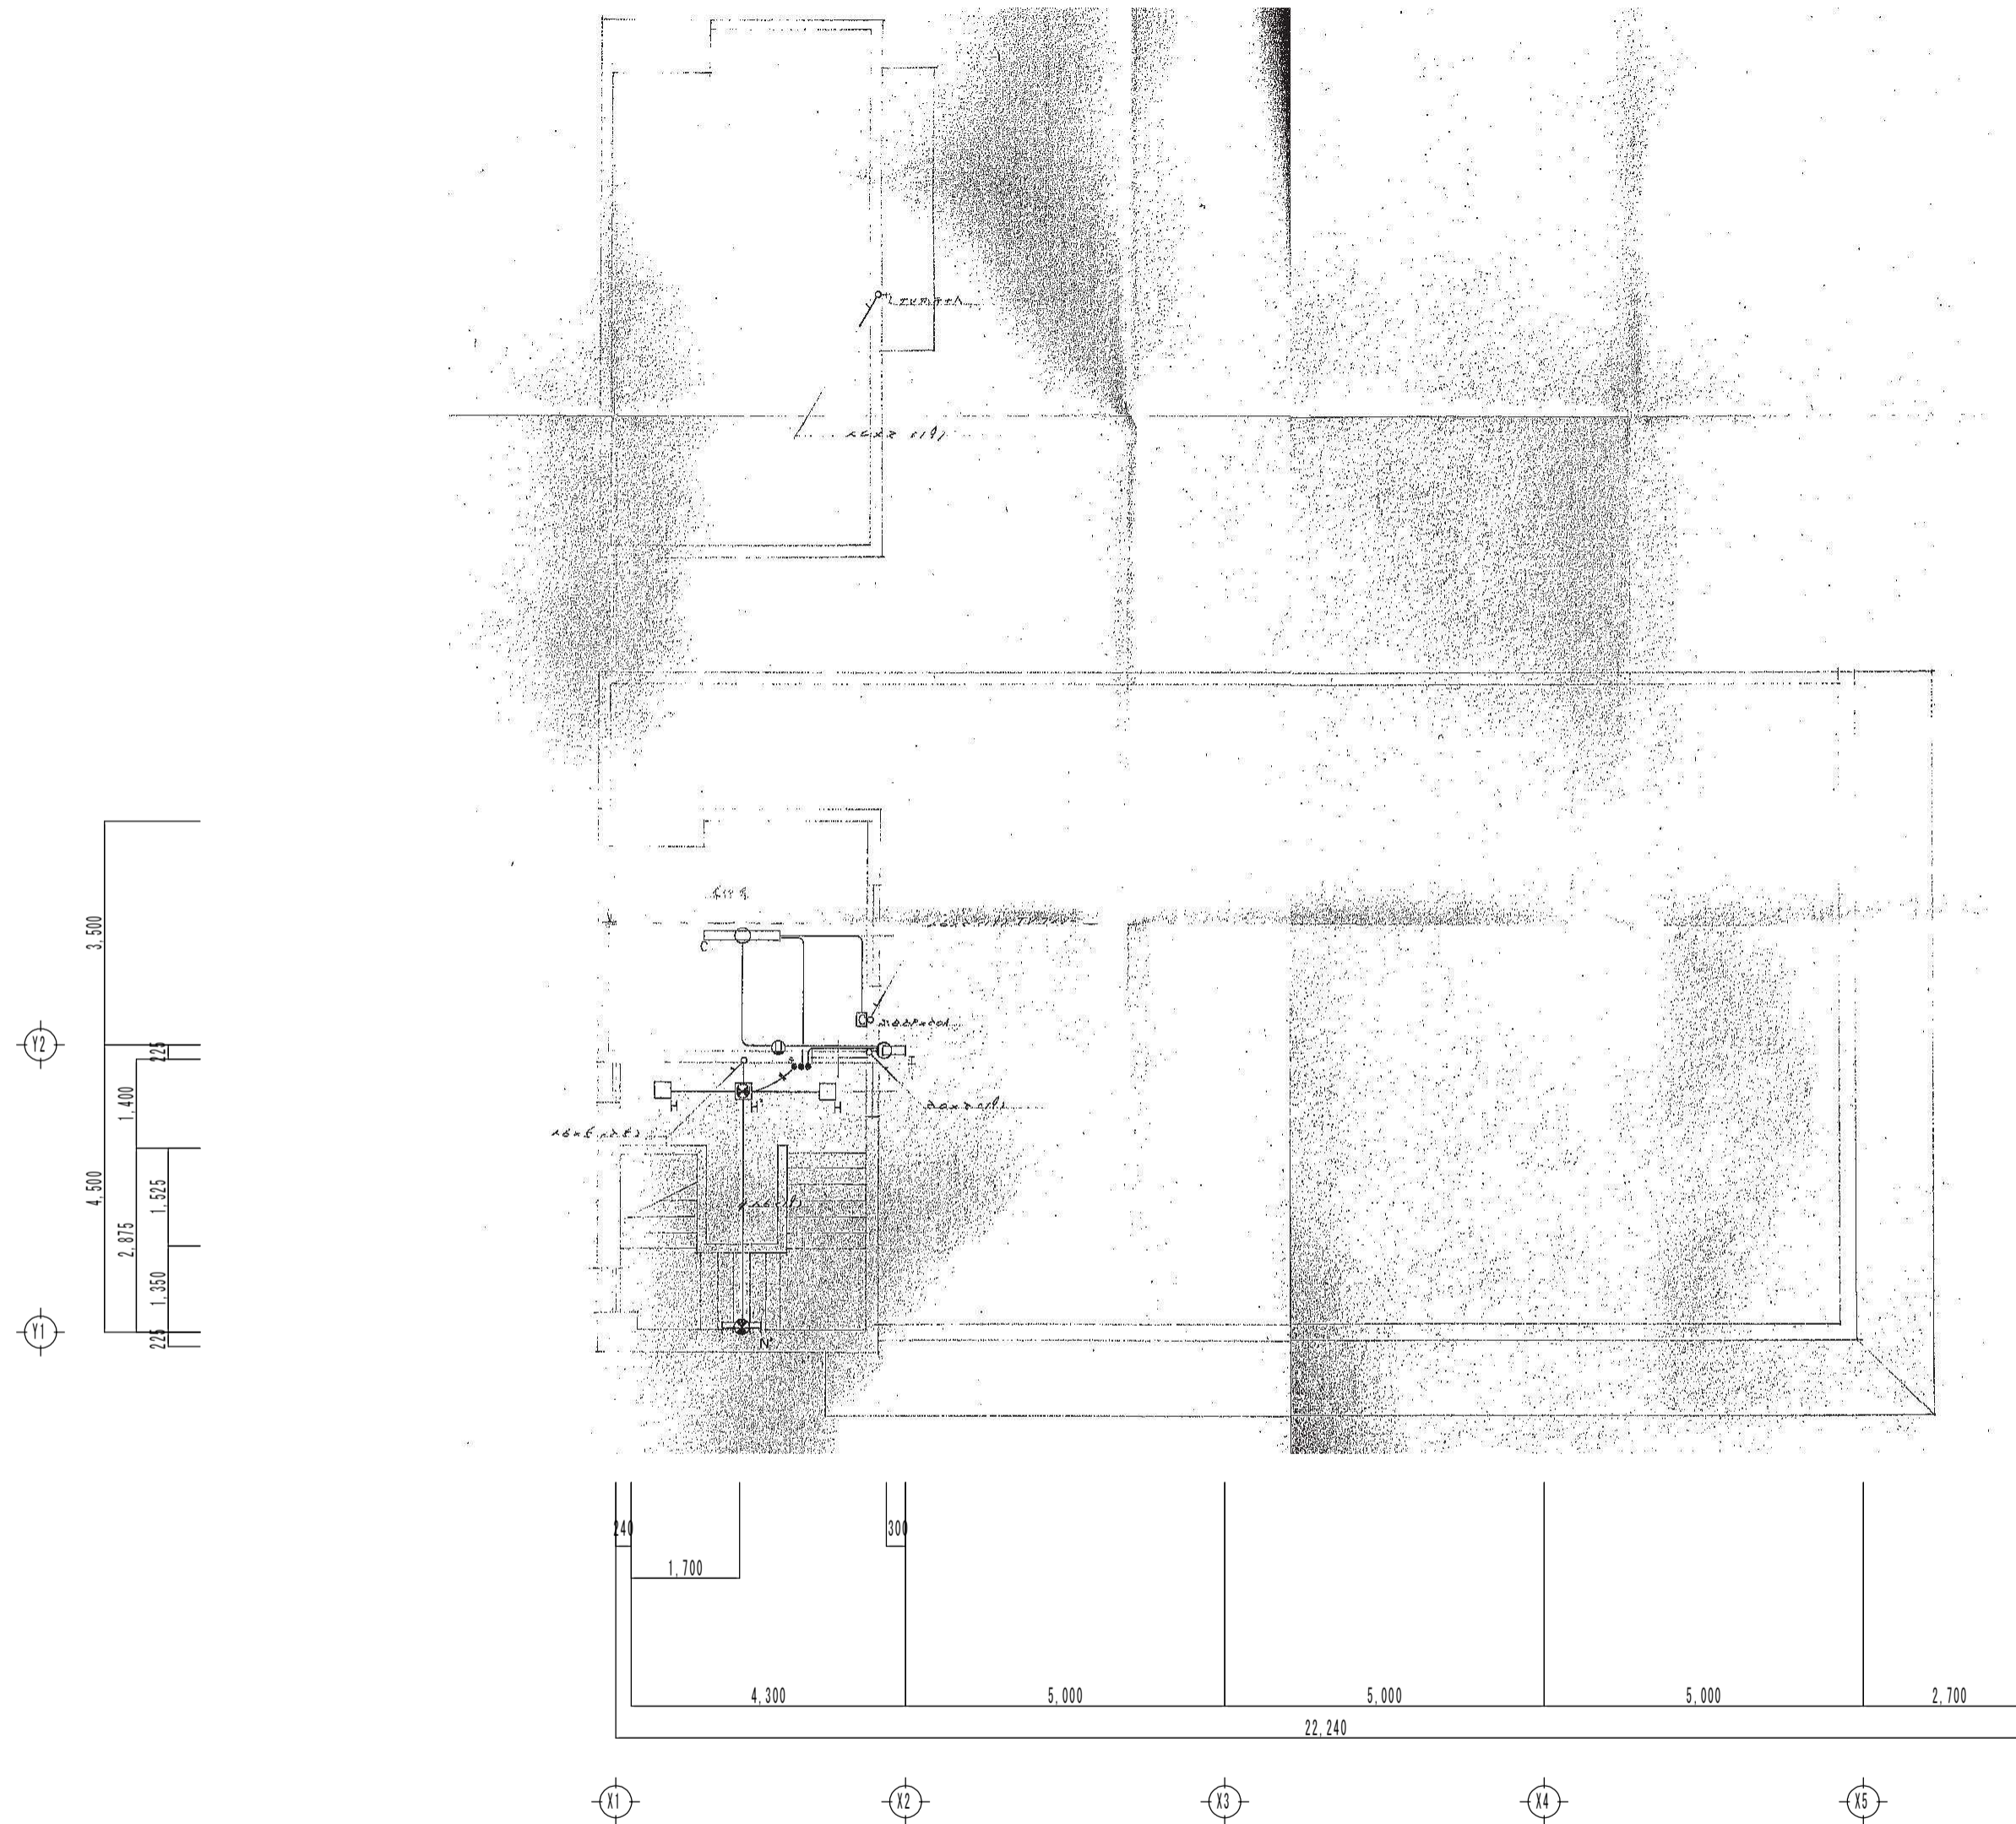

工事名	旧羽島市教育センター解体撤去工事	工事設計図	名称	当初 電灯・コンセント設備 PH階平面図	縮尺	A-2 1/100 A-3 x71%	設計年月日	令和 7 年 9 月 日	総括	主任	担当	図面番号
C O L T D. KINKA		一級建築士事務所 登録 岐 3 6 8 0 号 Architects & Associates		株式会社 金華建築事務所		一級建築士 大臣登録第 2 6 1 5 7 2 号 今西 浩司						既電-20

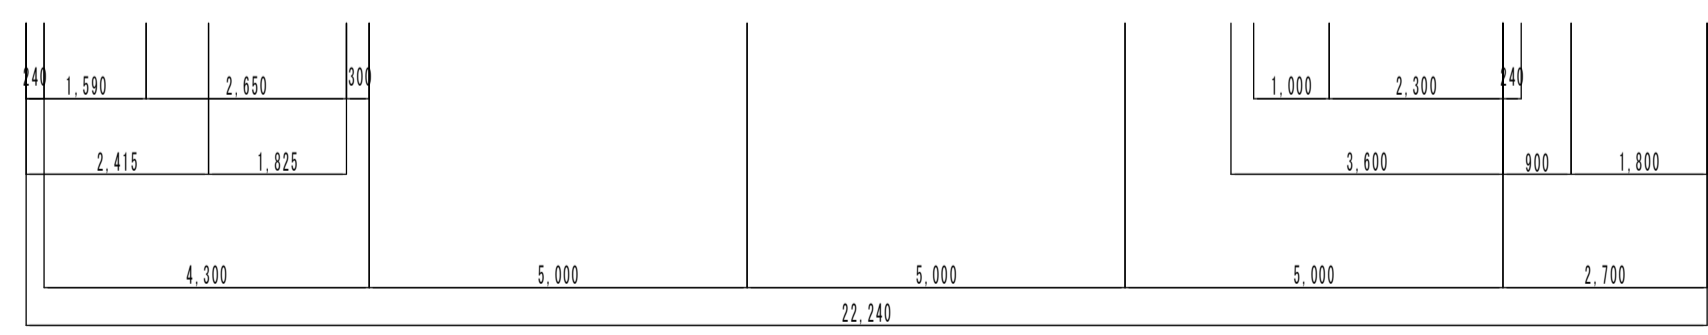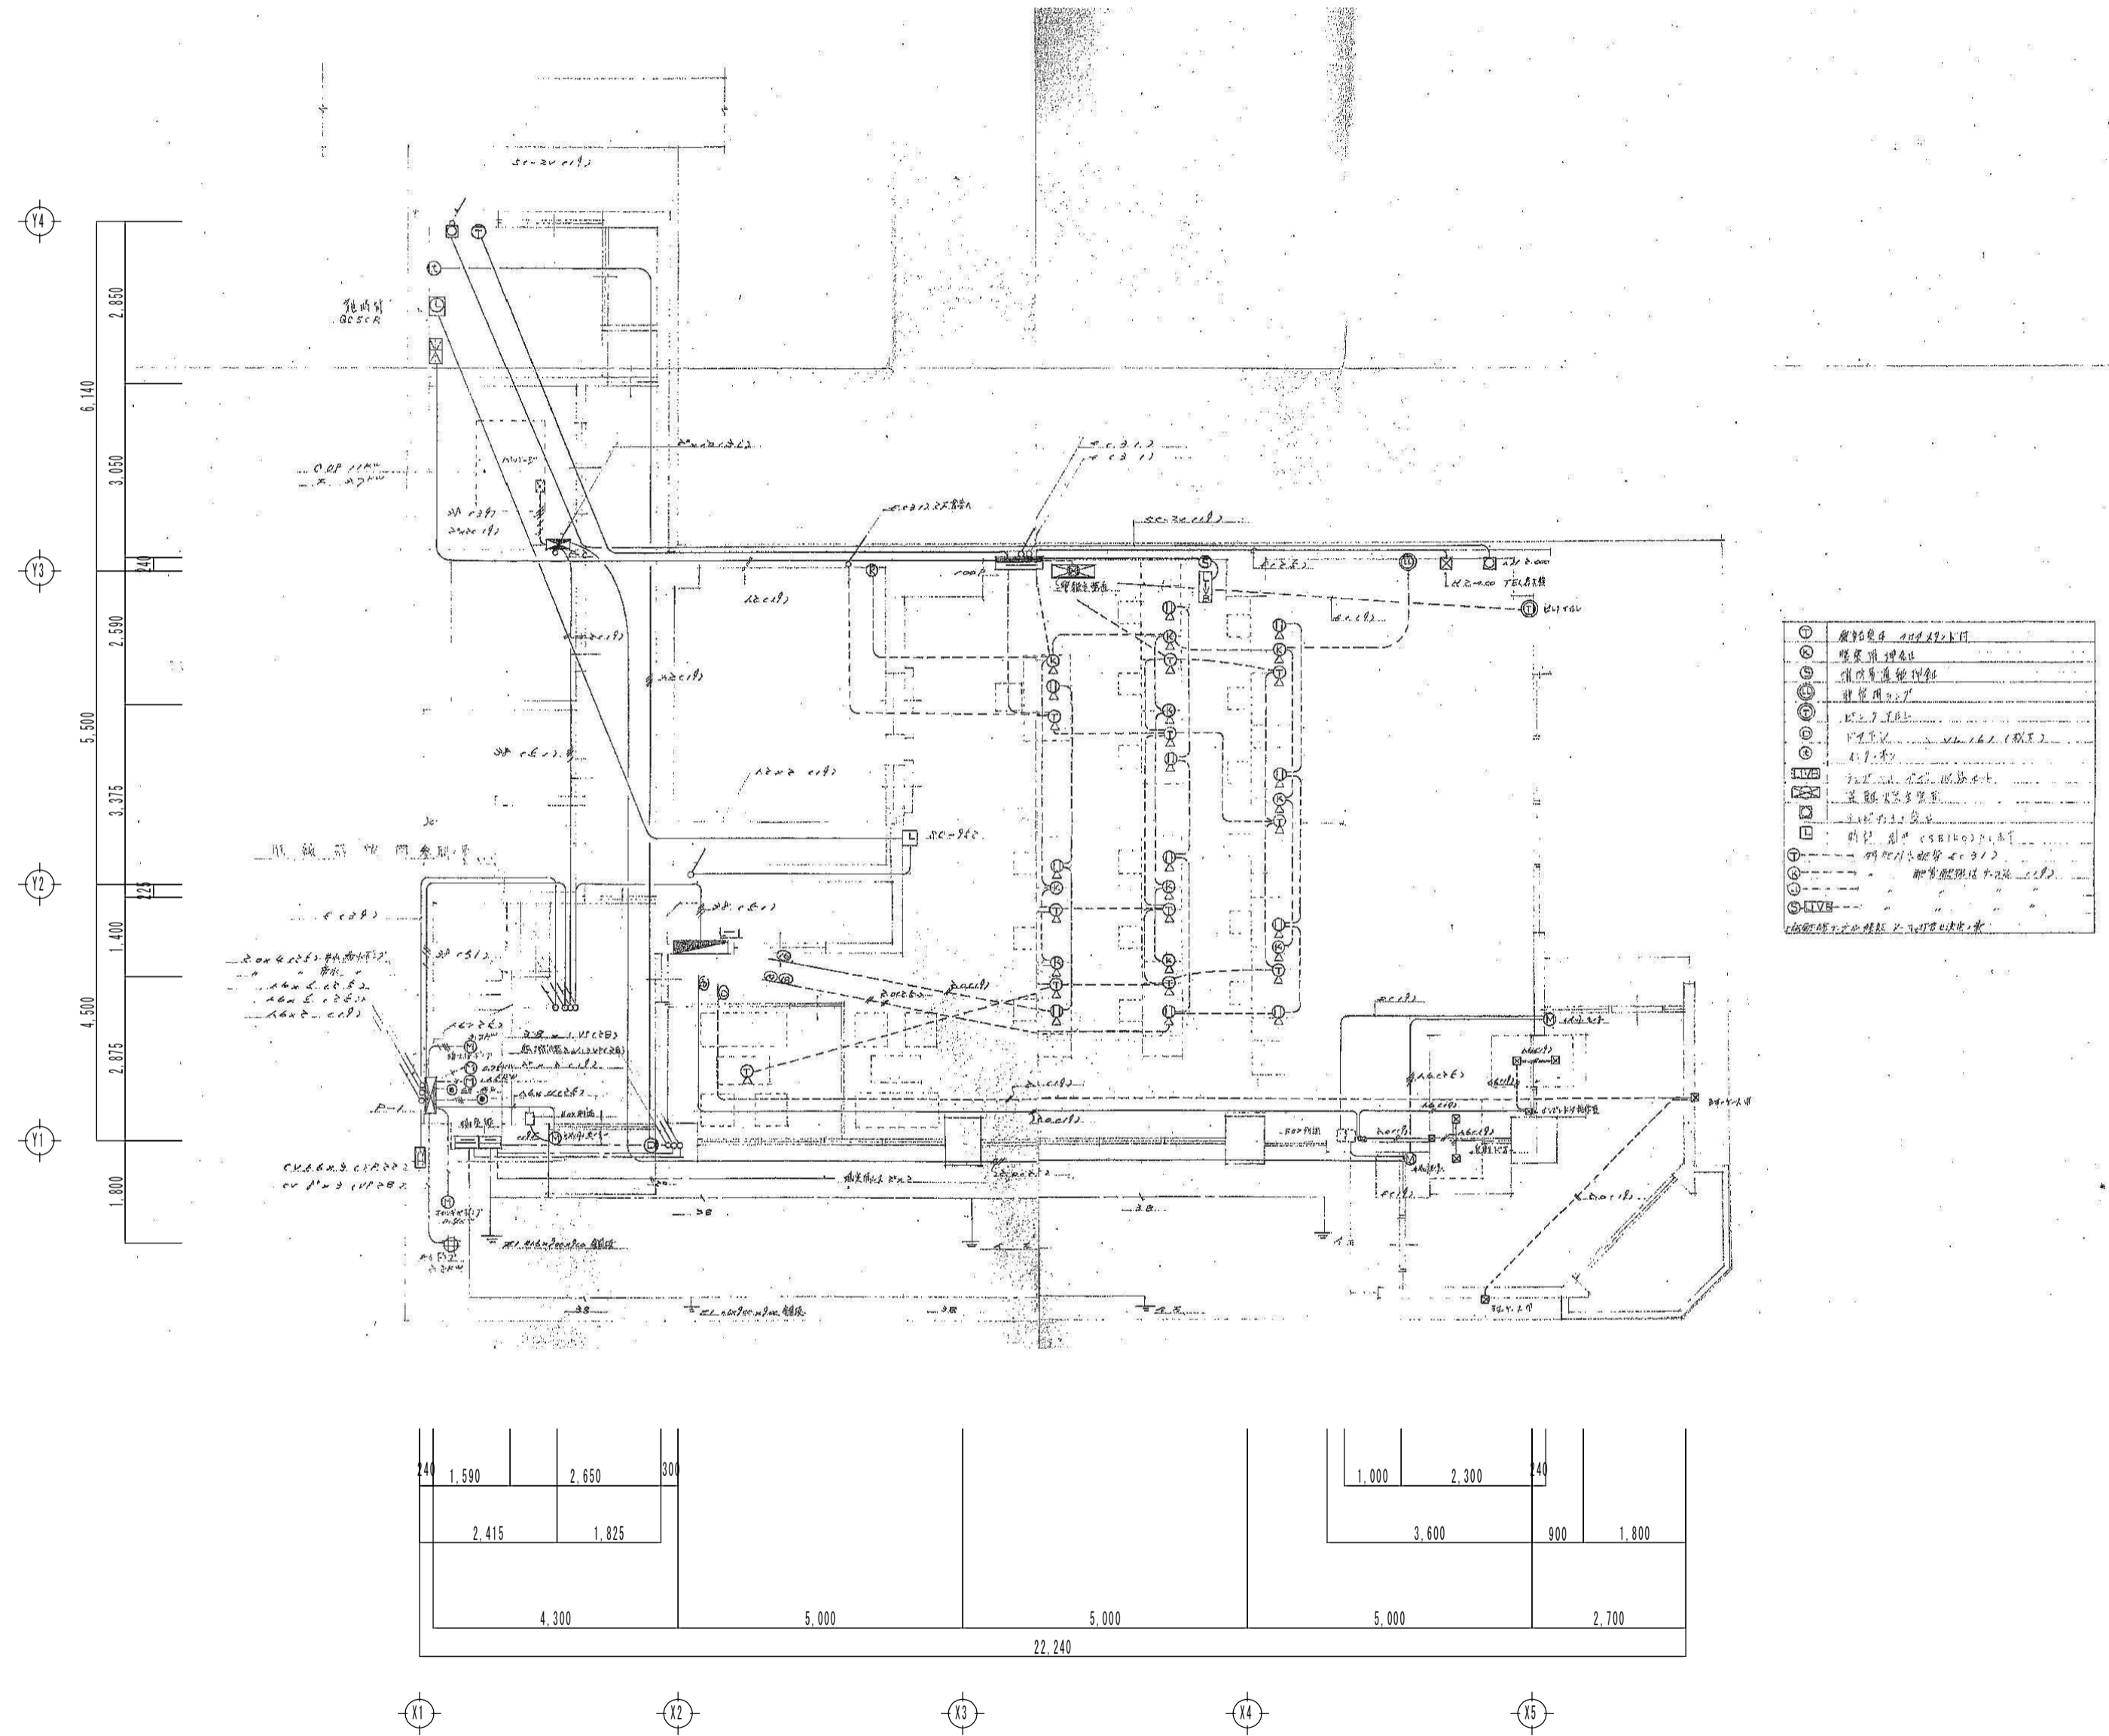

電力配線	電力配線
照明配線	照明配線
空調配線	空調配線
エレベーター	エレベーター
エレベーターホール	エレベーターホール
エレベーターシャフト	エレベーターシャフト
エレベーター機械室	エレベーター機械室
エレベーター制御盤	エレベーター制御盤
エレベーター停止ボタン	エレベーター停止ボタン
エレベーター緊急停止ボタン	エレベーター緊急停止ボタン
エレベーター緊急停止スイッチ	エレベーター緊急停止スイッチ
エレベーター緊急停止装置	エレベーター緊急停止装置
エレベーター緊急停止装置の配線	エレベーター緊急停止装置の配線
エレベーター緊急停止装置の配線図	エレベーター緊急停止装置の配線図
エレベーター緊急停止装置の配線図の例	エレベーター緊急停止装置の配線図の例

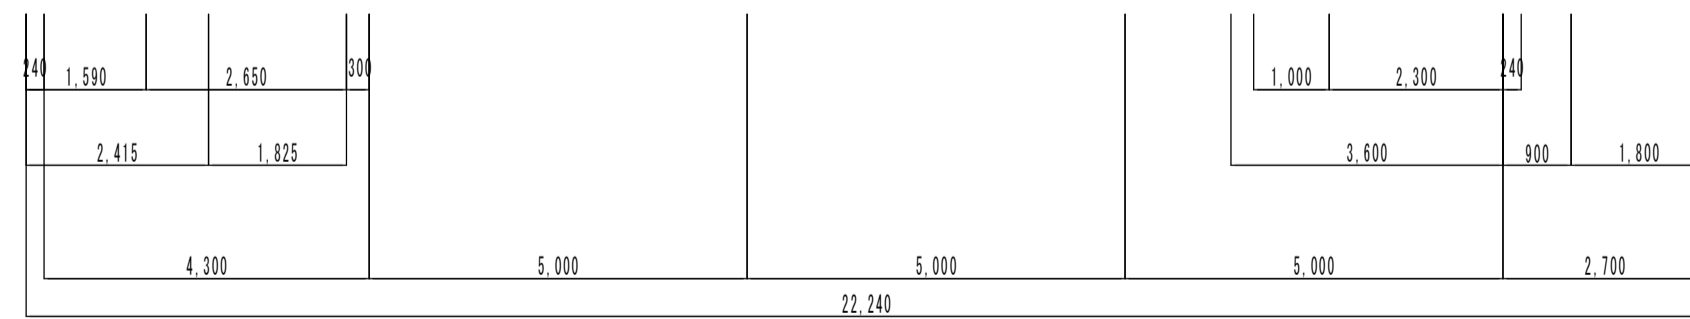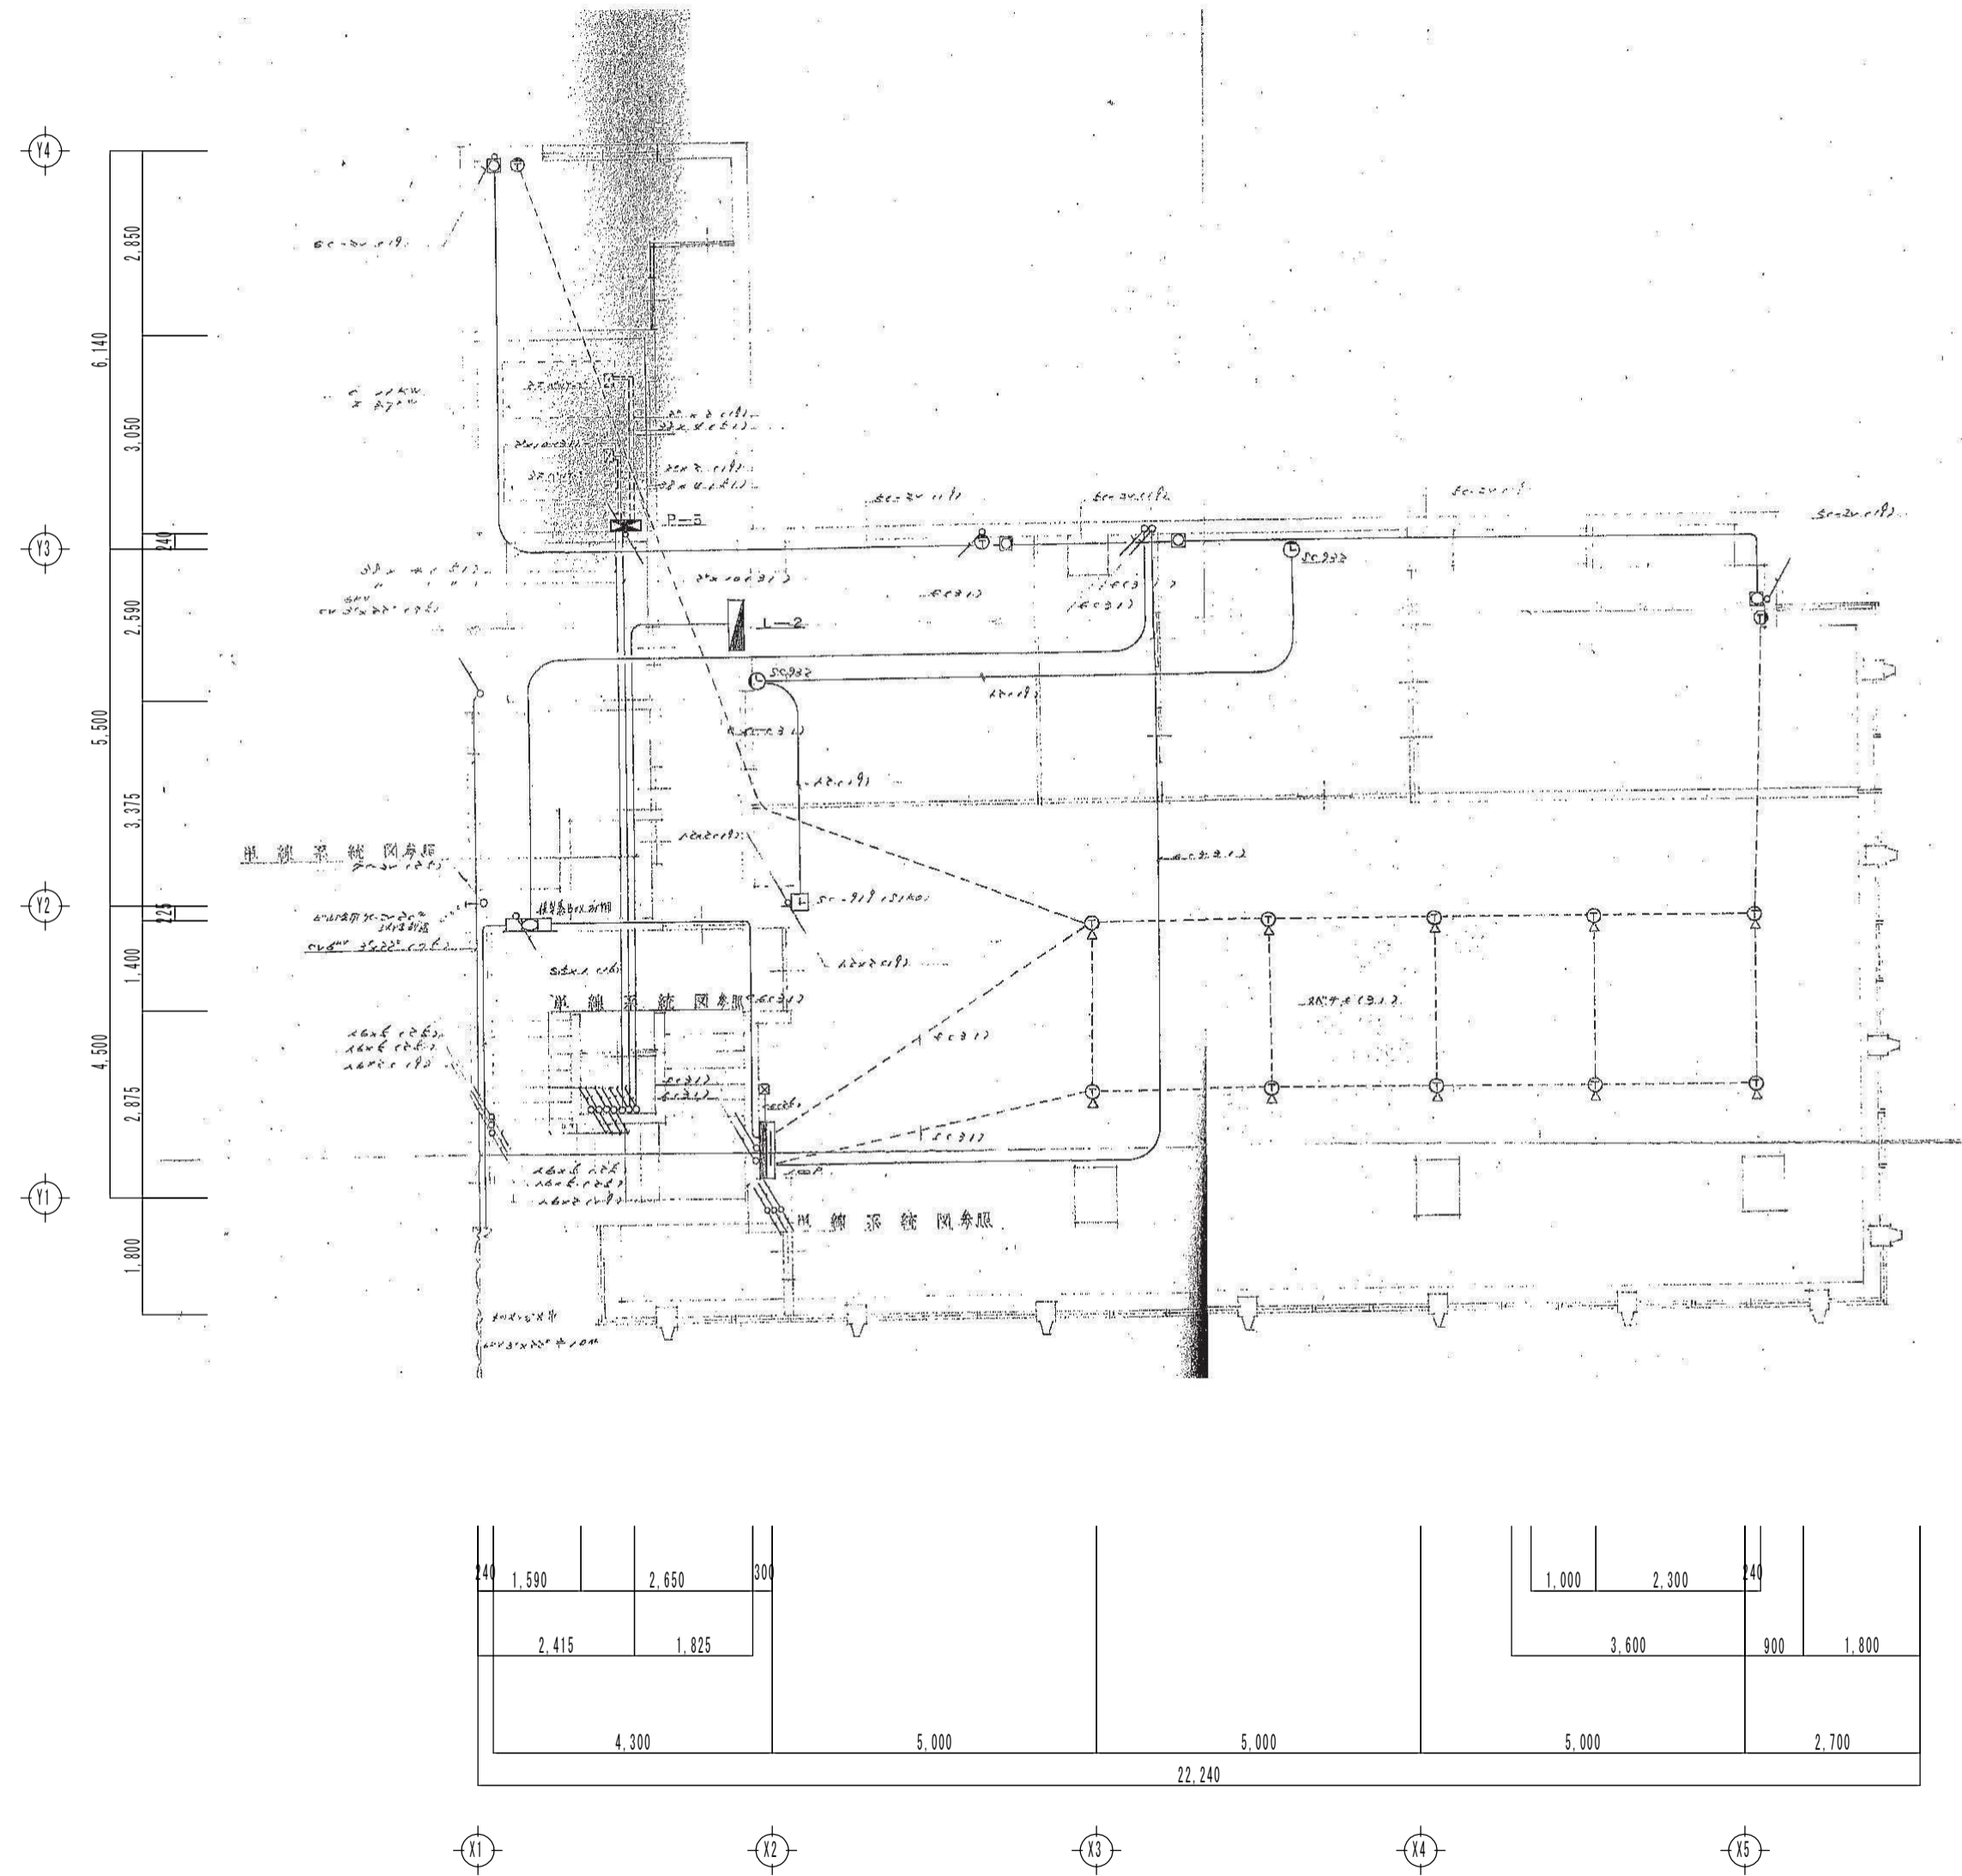

工事名	旧羽島市教育センター解体撤去工事	工事設計図	名称	当初 動力・弱電設備 2階平面図	縮尺	A-2 1/100 A-3 x71%	設計年月日	令和 7 年 9 月 日	総括	主任	担当	図面番号
C O L T D. KINKA		一級建築士事務所 登録 岐 3 6 8 0 号 Architects & Associates		株式会社 金華建築事務所		一級建築士 大臣登録第 2 6 1 5 7 2 号 今西 浩司						既電-22