

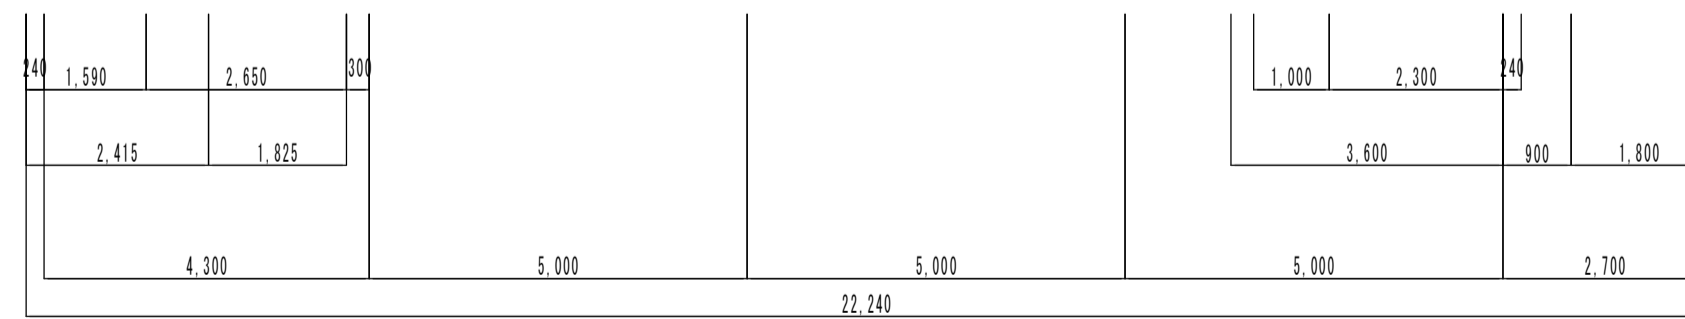


工事名	旧羽島市教育センター解体撤去工事	工事設計図	名称	当初 動力・弱電設備 3階平面図	縮尺	A-2 1/100 A-3 x71%	設計年月日	令和 7 年 9 月 日	総括	主任	担当	図面番号
	C O L T D. KINKA	一級建築士事務所 Architects &	登録 岐 3 6 8 0 号	株式会社 金華建築事務所			一級建築士 大臣登録第261572号 今西 浩司					既電-23

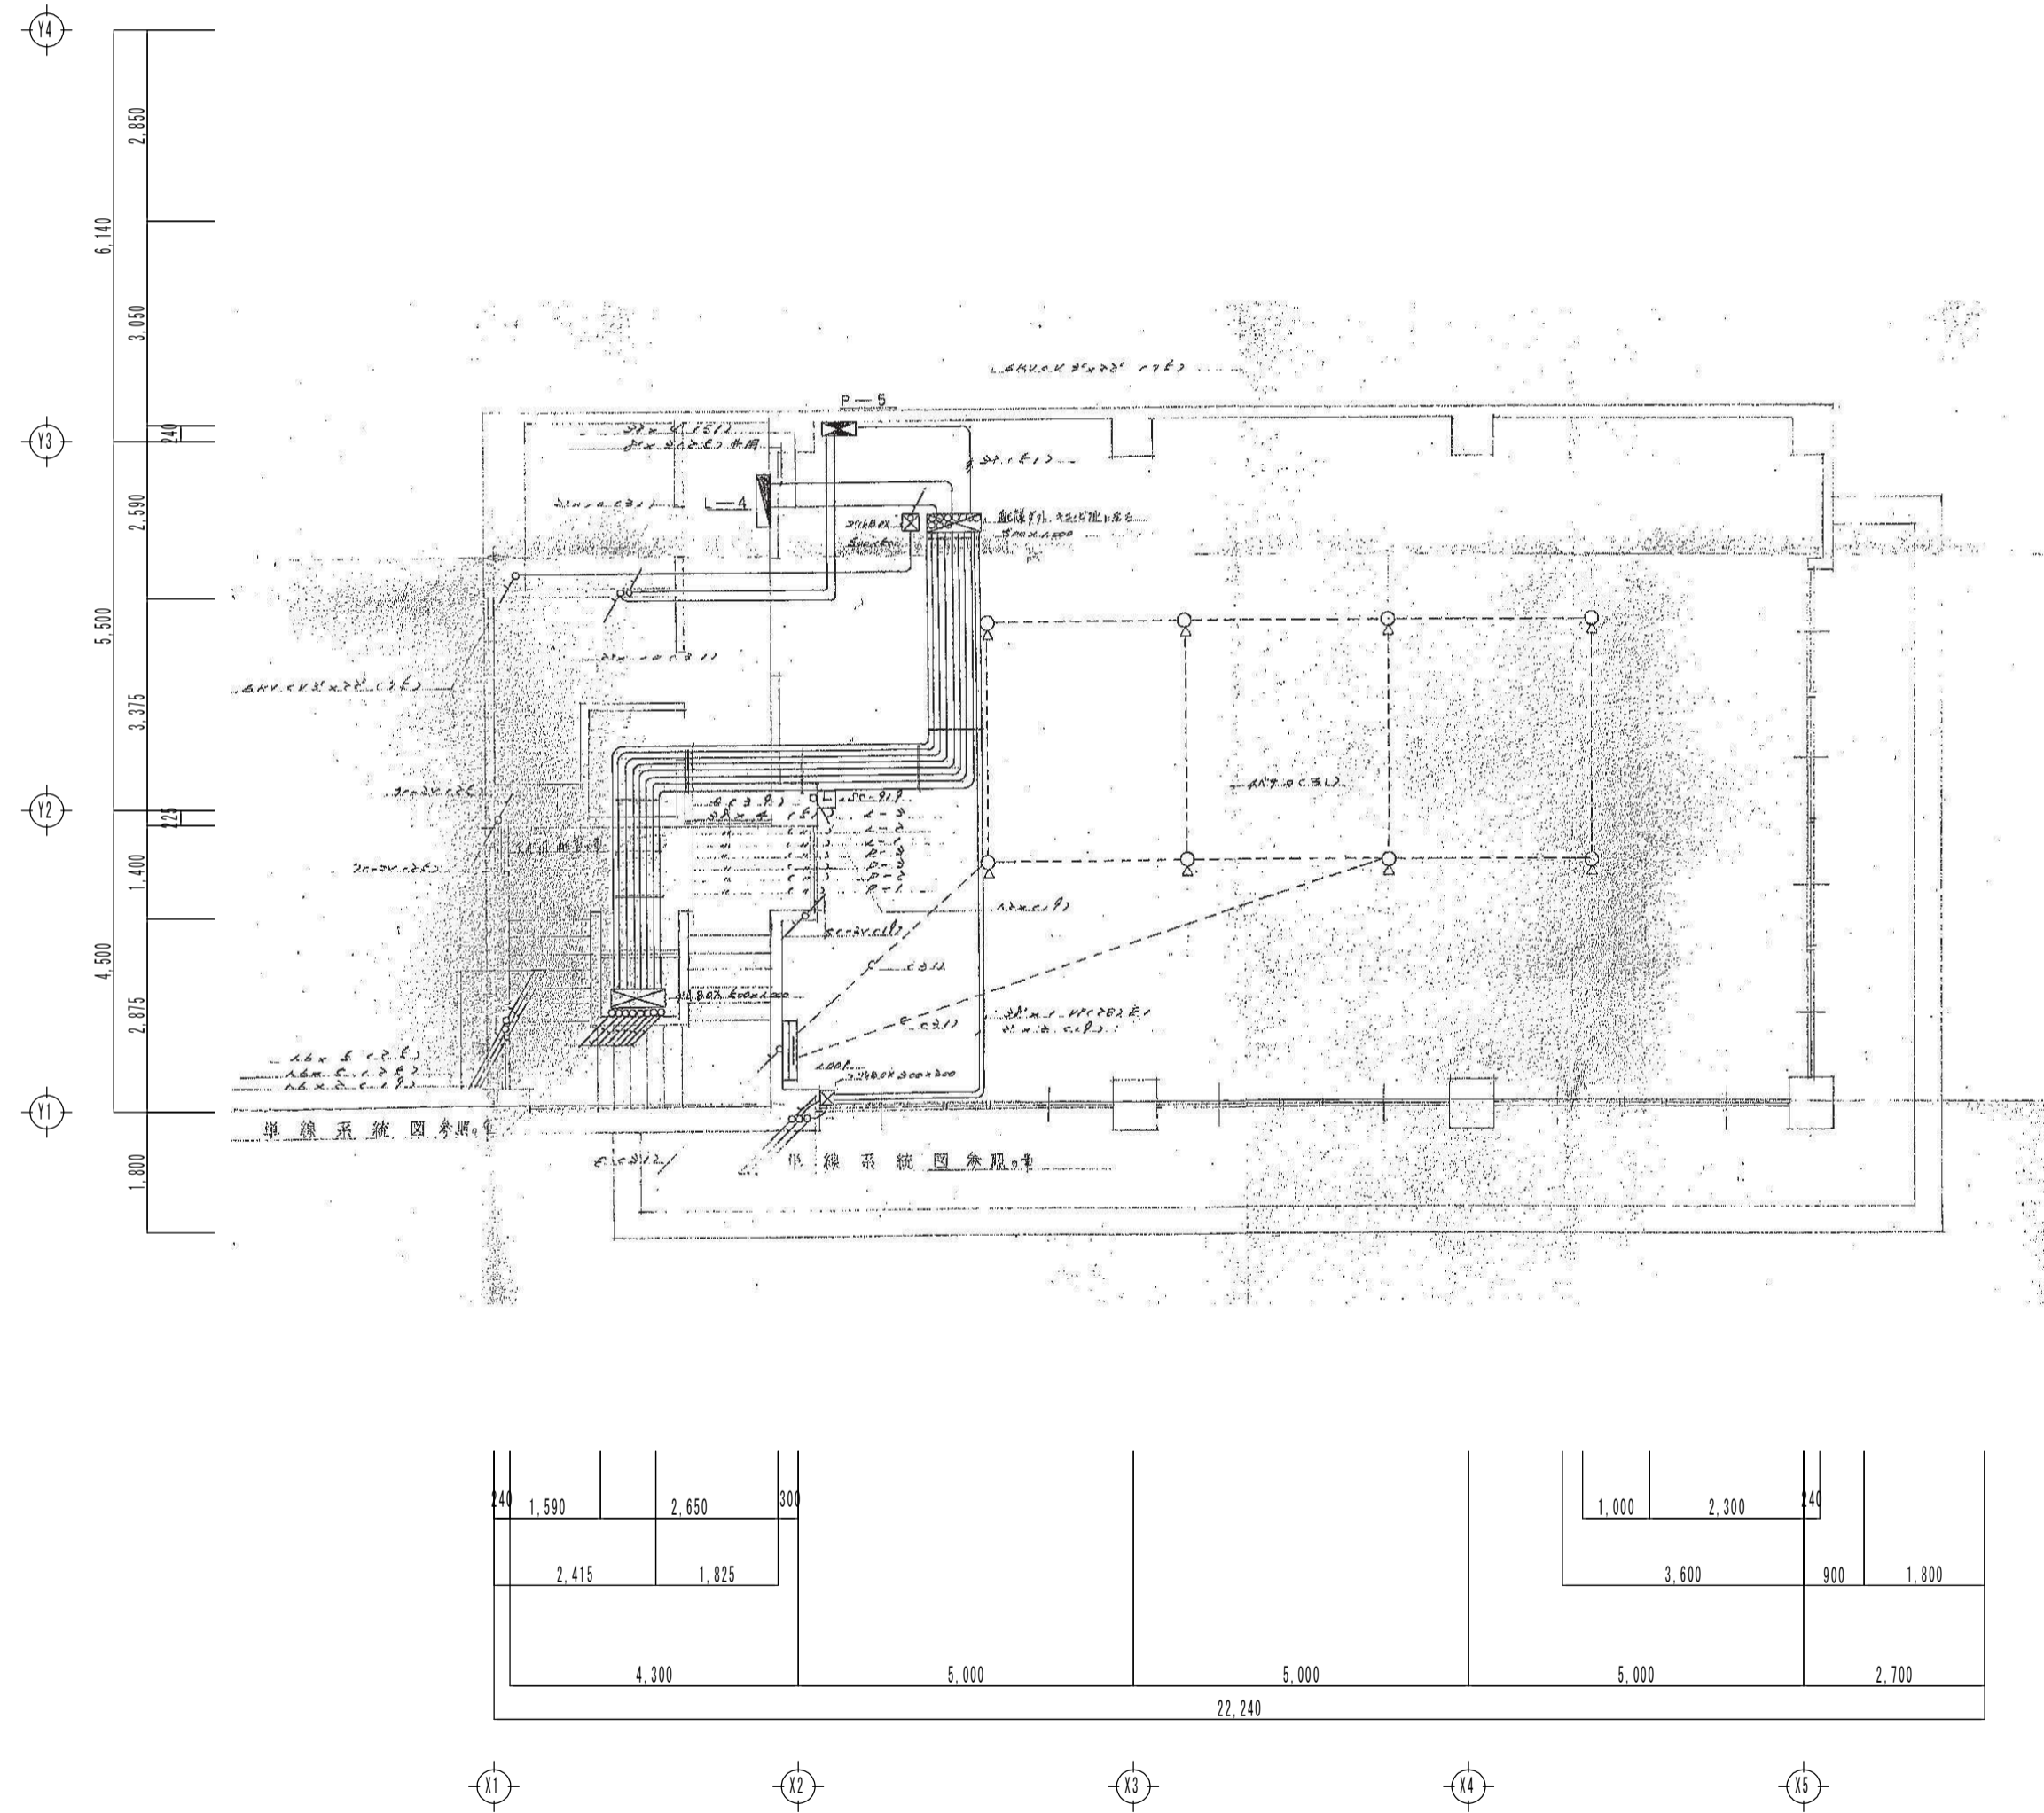


工事名	旧羽島市教育センター解体撤去工事	工事設計図	名称	当初 動力・弱電設備 4階平面図	縮尺	A-2 1/100 A-3 x71%	設計年月日	令和 7 年 9 月 日	総括	主任	担当	図面番号
C O L T D. KINKA		一級建築士事務所 登録 岐 3 6 8 0 号 Architects & Associates		株式会社 金華建築事務所		一級建築士 大臣登録第261572号 今西 浩司						既電-24




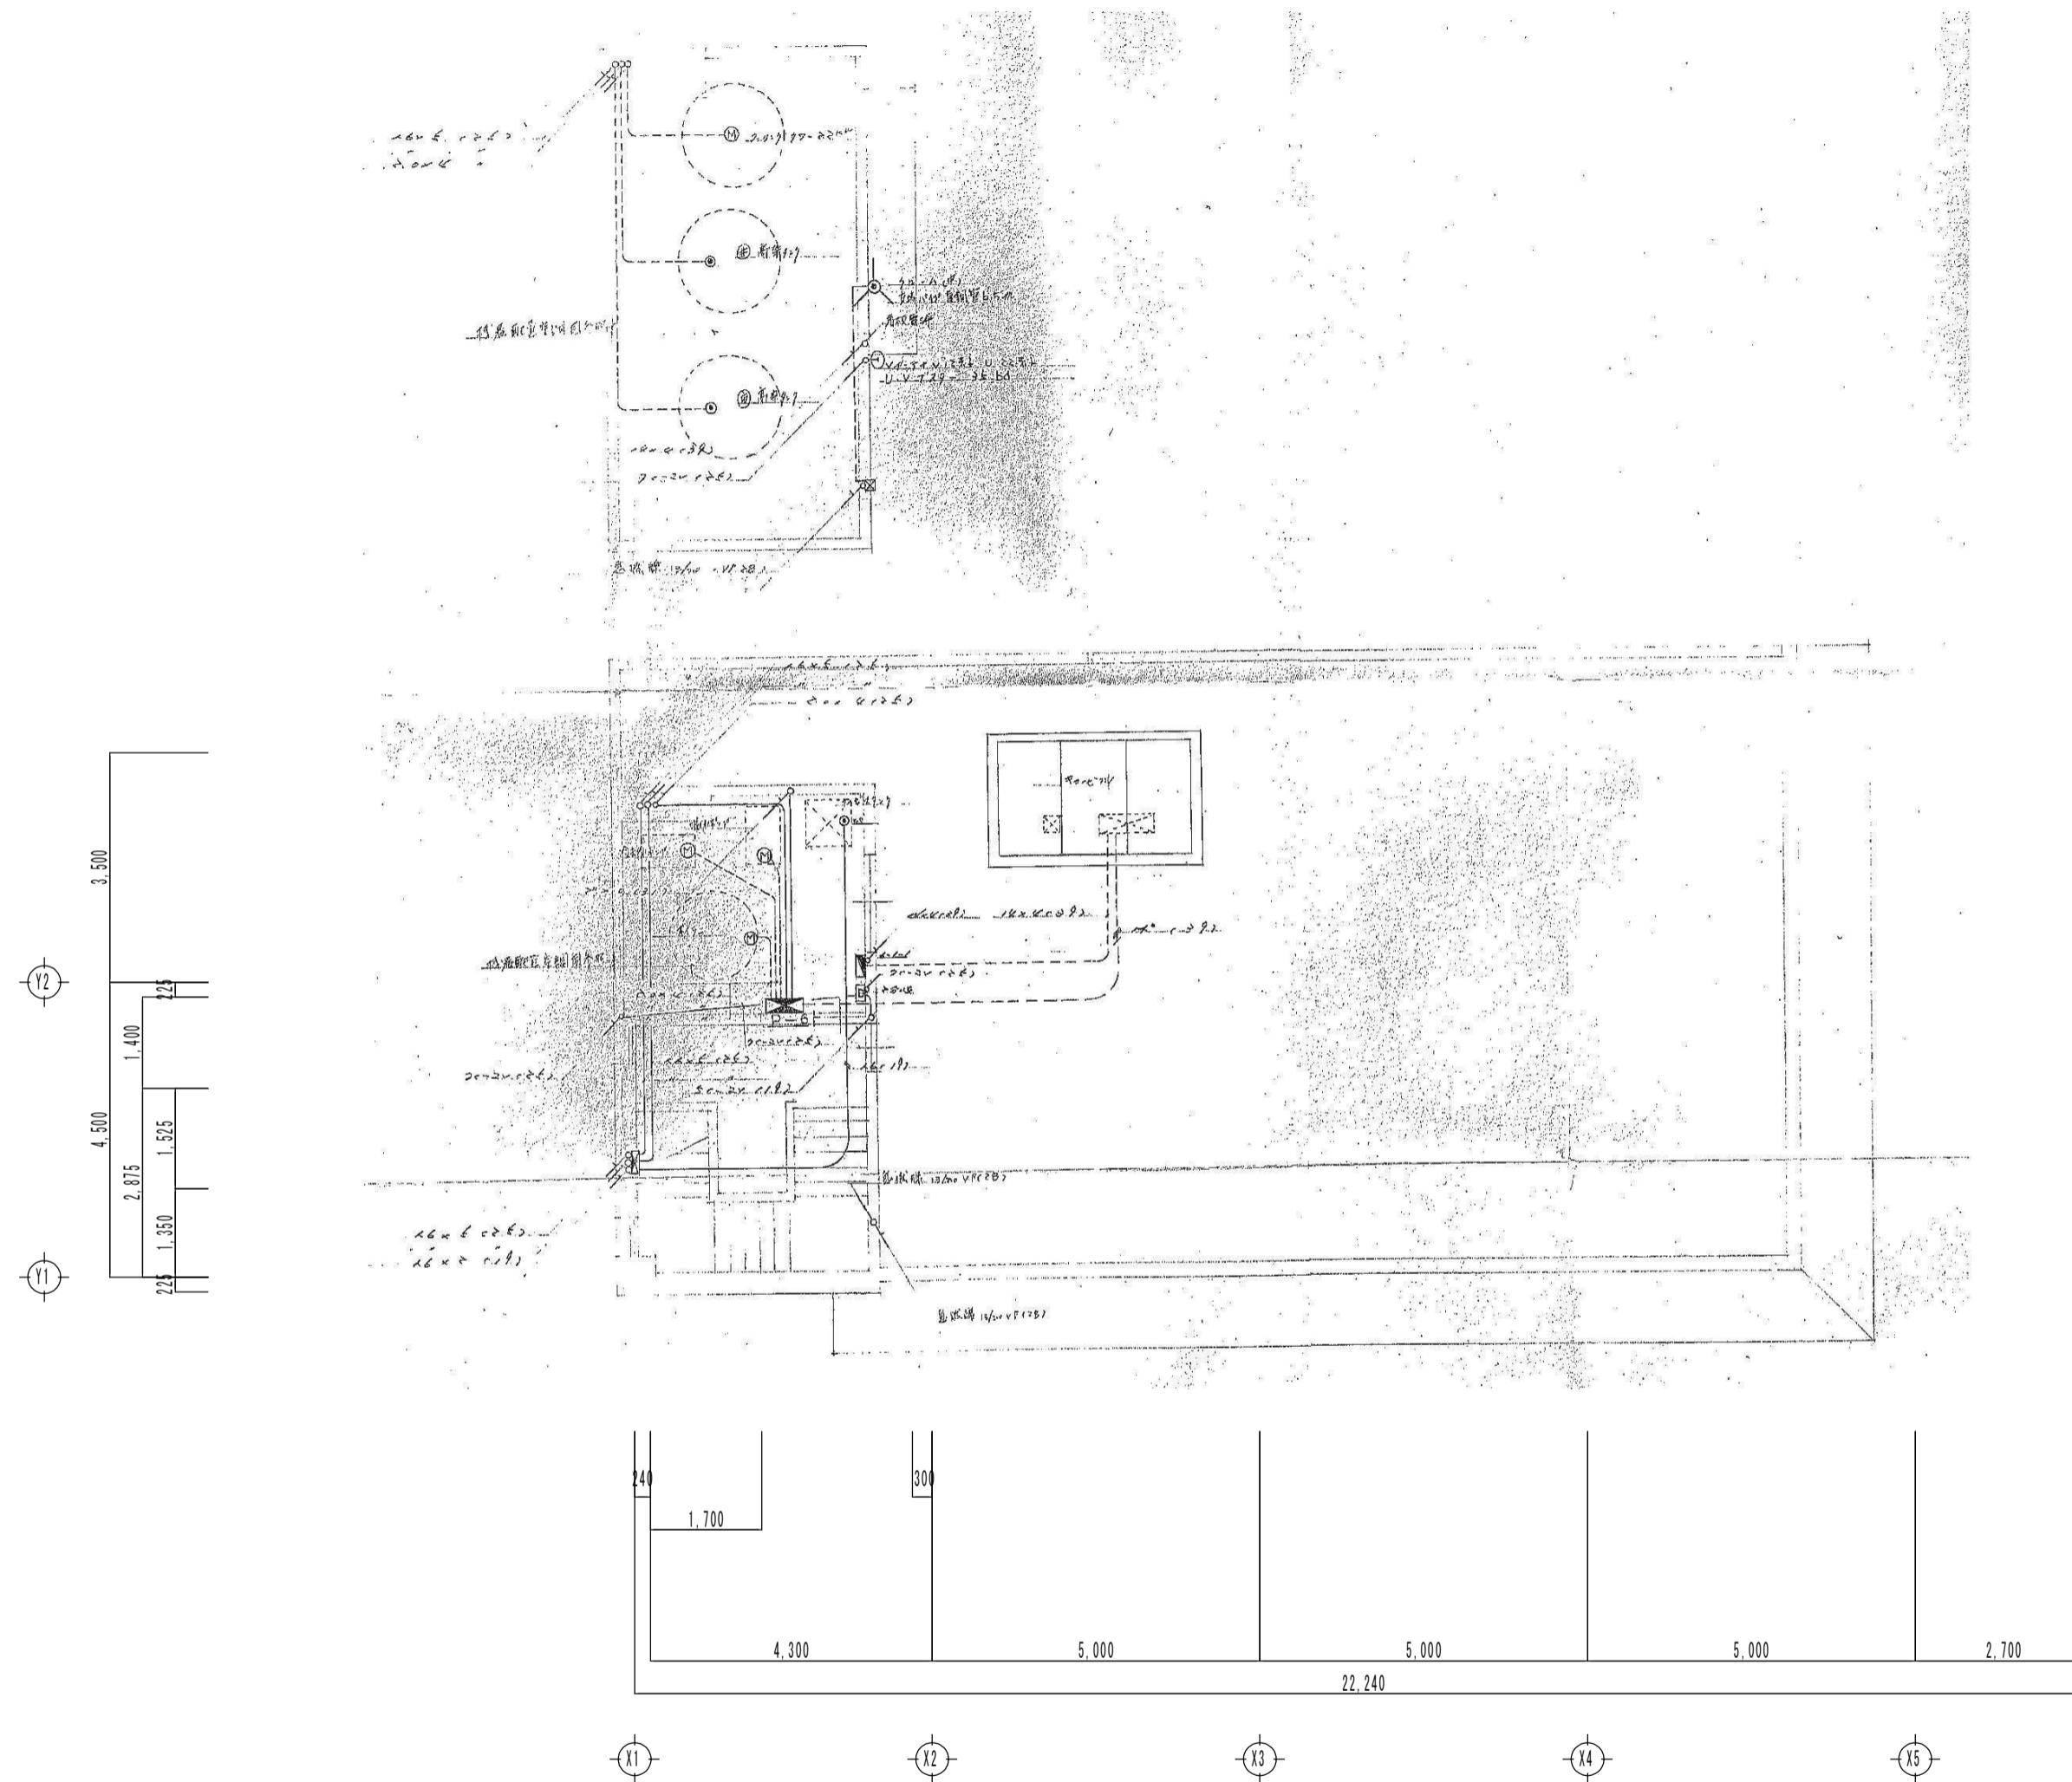


工事名	旧羽島市教育センター解体撤去工事	工事設計図	名称	当初 動力・弱電設備 PH階平面図	縮尺	A-2 1/100 A-3 x71%	設計年月日	令和 7 年 9 月 日	総括	主任	担当	図面番号
	C O L T D. KINKA	一級建築士事務所 Architects & Associates	登録 岐 3 6 8 0 号	株式会社 金華建築事務所			一級建築士 大臣登録第261572号 今西 浩司					既電-25




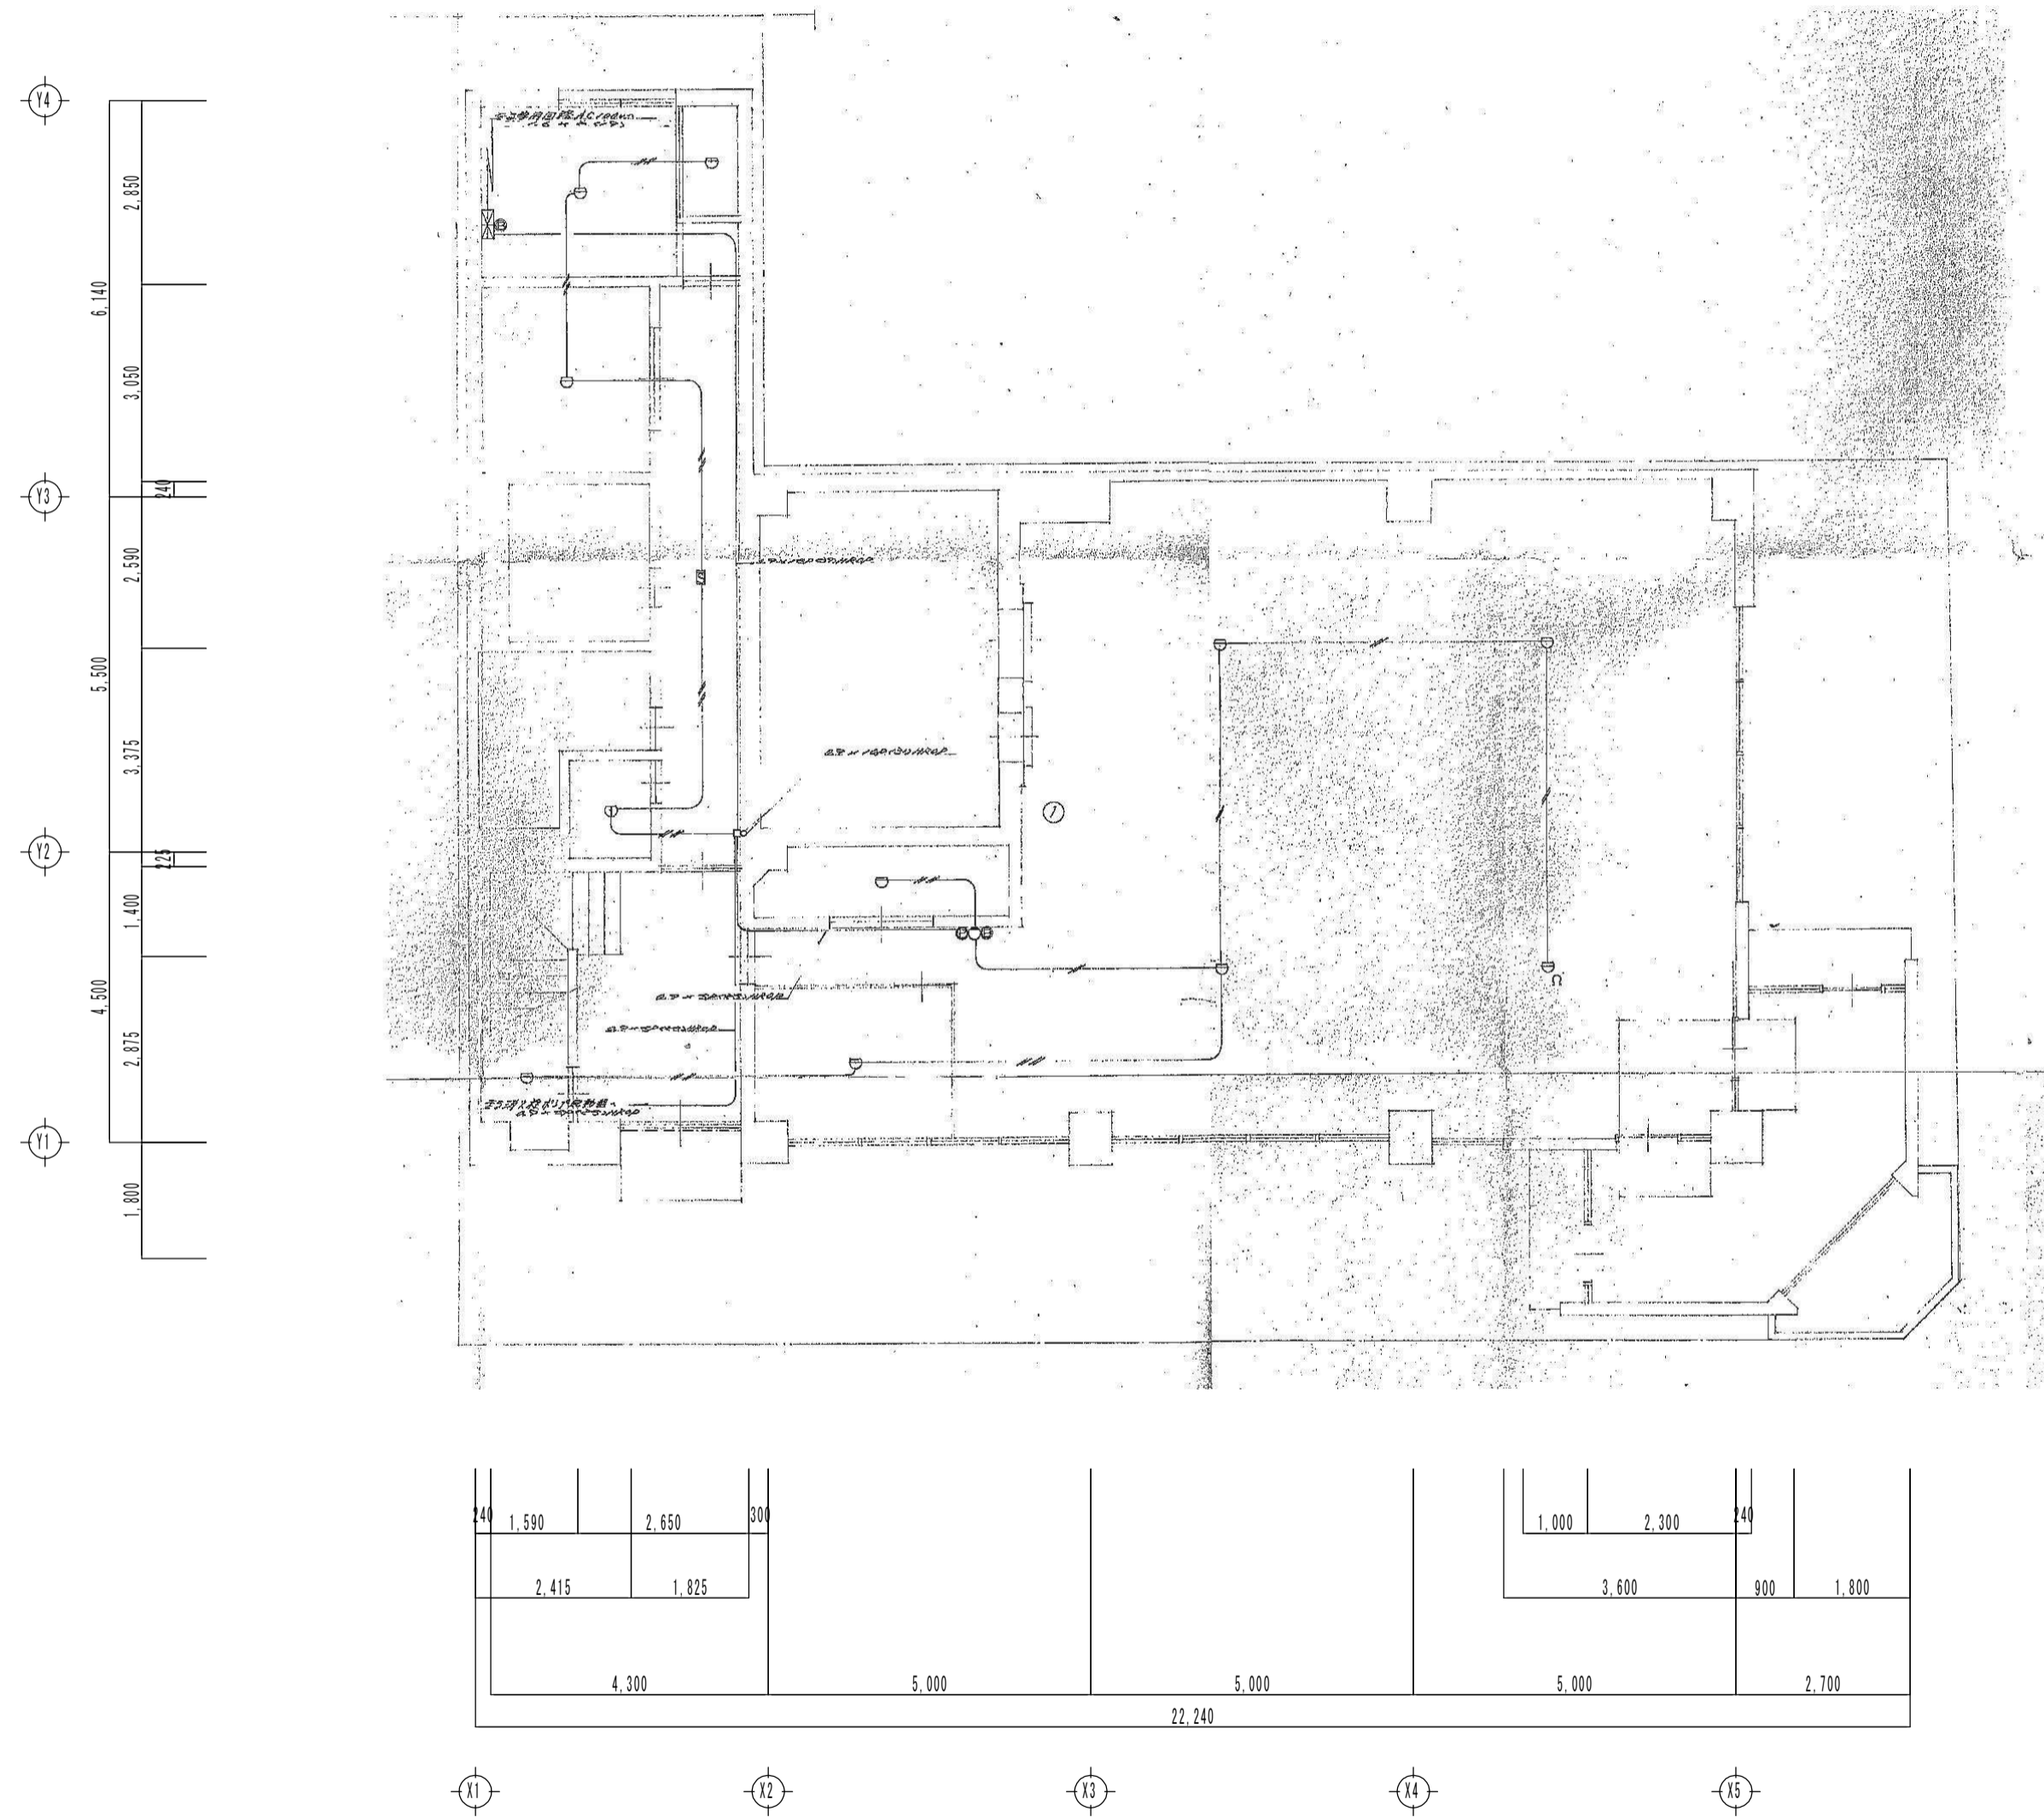




工事名	旧羽島市教育センター解体撤去工事	工事設計図	名称	当初 自動火災報知設備設備 1階平面図	縮尺	A-2 1/100 A-3 x71%	設計年月日	令和 7 年 9 月 日	総括	主任	担当	図面番号
	C O L T D. KINKA	一級建築士事務所 Architects & Associates	登録 岐 3 6 8 0 号	株式会社 金華建築事務所			一級建築士 大臣登録第 2 6 1 5 7 2 号 今西 浩司					既電-27

 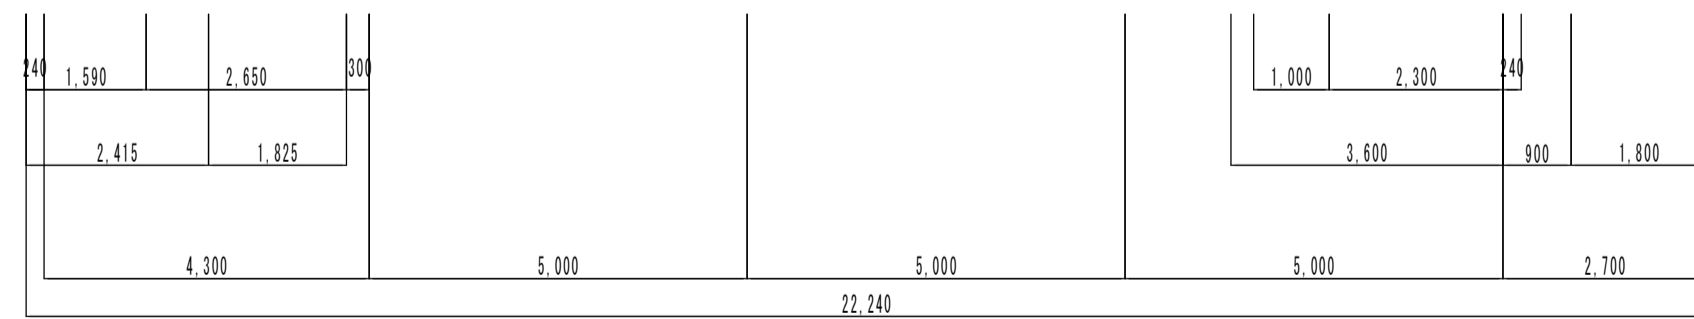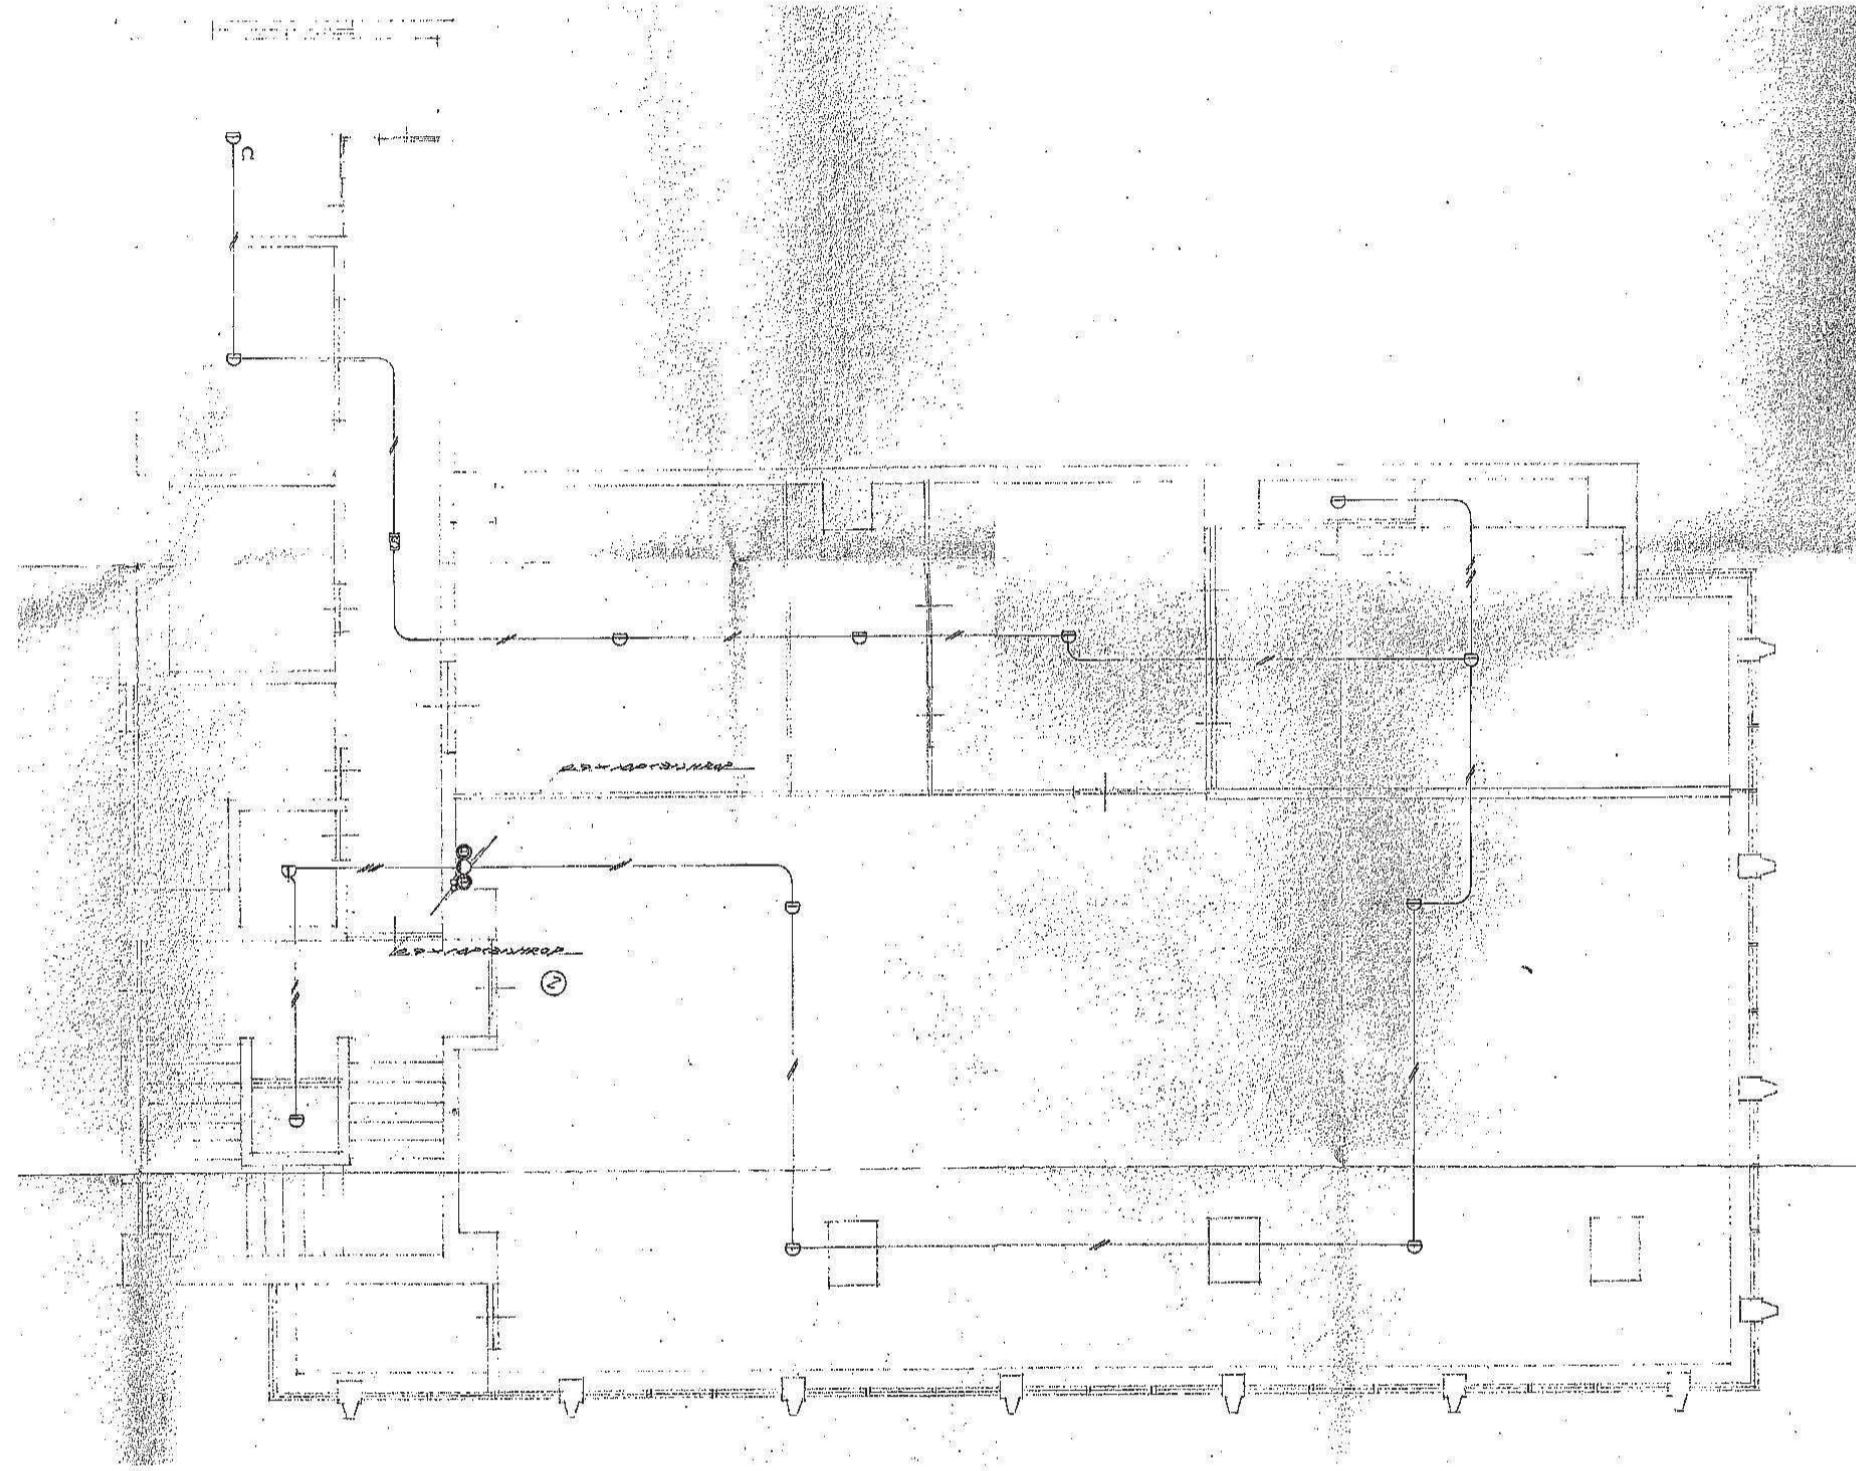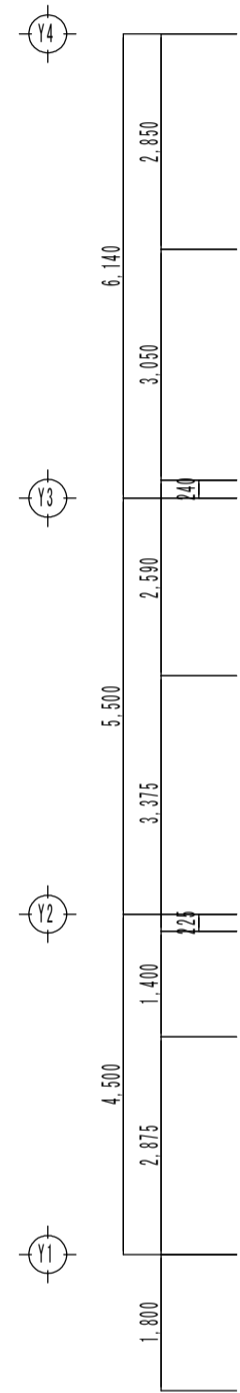


工事名	旧羽島市教育センター解体撤去工事	工事設計図	名称	当初 自動火災報知設備 2階平面図	縮尺	A-2 1/100 A-3 x71%	設計年月日	令和 7 年 9 月 日	総括	主任	担当	図面番号
C O L T D. KINKA		一級建築士事務所 登録 岐 3 6 8 0 号 Architects & Associates		株式会社 金華建築事務所		一級建築士 大臣登録第 2 6 1 5 7 2 号 今西 浩司						既電-28

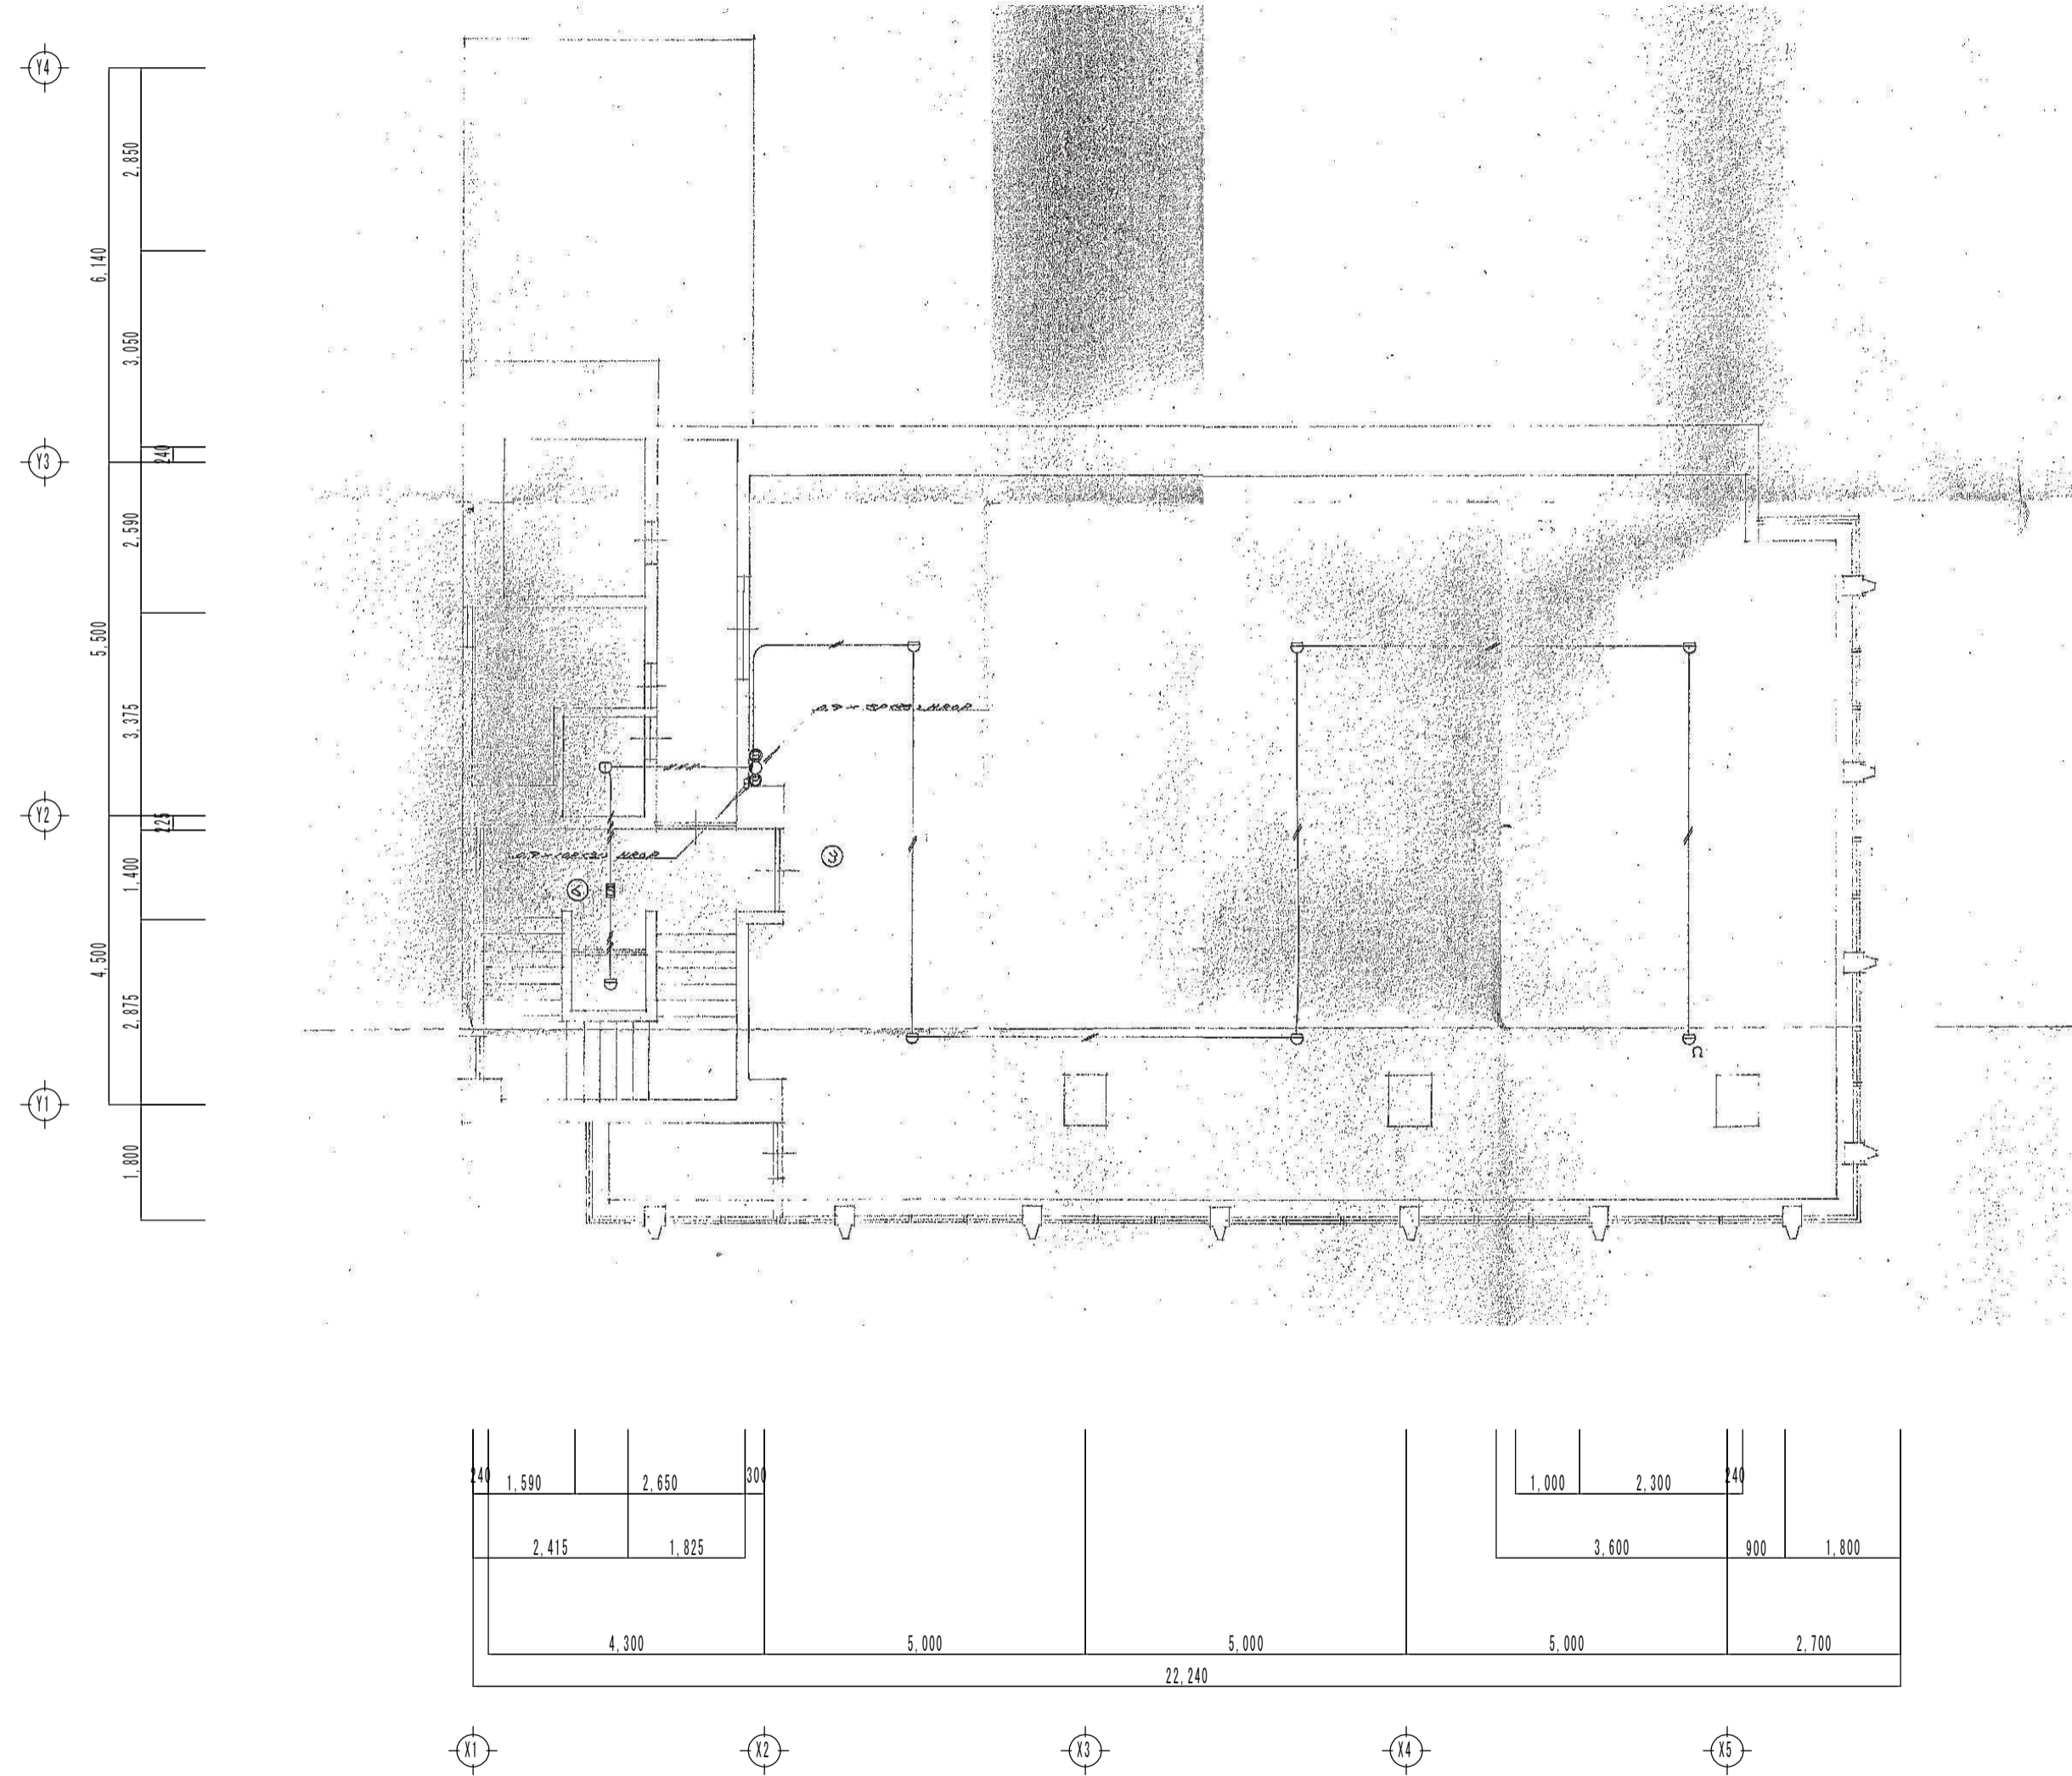

工事名	旧羽島市教育センター解体撤去工事	工事設計図	名称	当初 自動火災報知設備 3階平面図	縮尺	A-2 1/100 A-3 x71%	設計年月日	令和 7 年 9 月 日	総括	主任	担当	図面番号
C O L T D. KINKA		一級建築士事務所 登録 岐 3 6 8 0 号 Architects & Associates		株式会社 金華建築事務所		一級建築士 大臣登録第 2 6 1 5 7 2 号 今西 浩司						既電-29

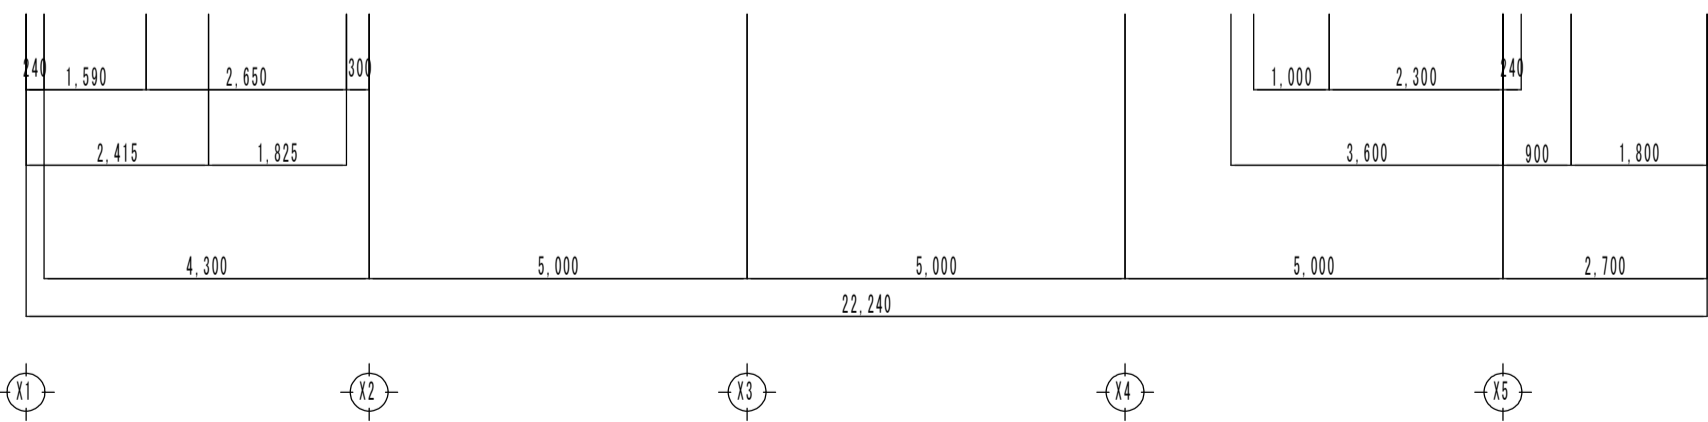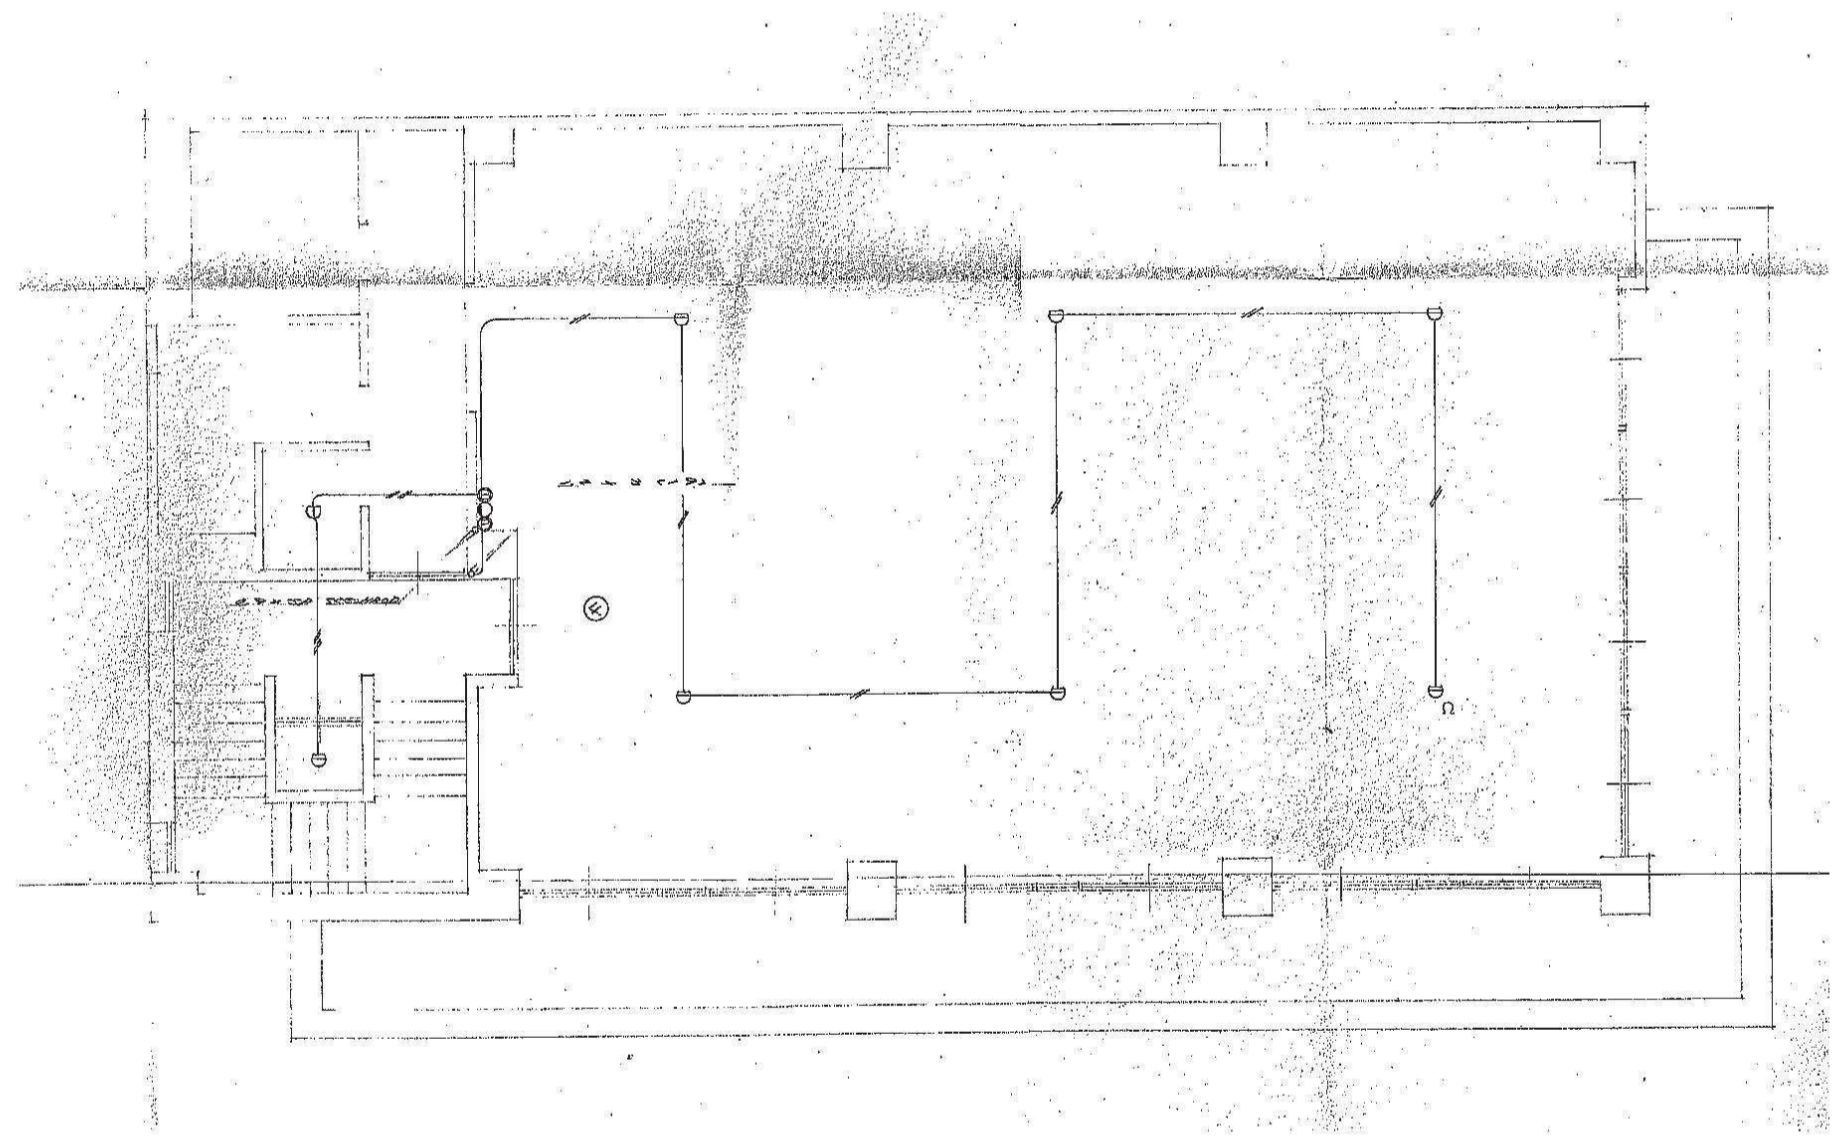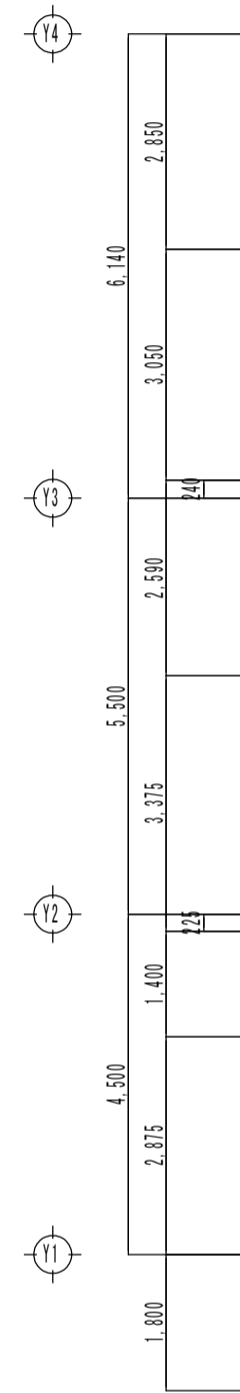

工事名	旧羽島市教育センター解体撤去工事	工事設計図	名称	当初 自動火災報知設備 4階平面図	縮尺	A-2 1/100 A-3 x71%	設計年月日	令和 7 年 9 月 日	総括	主任	担当	図面番号
C O L T D. KINKA		一級建築士事務所 登録 岐 3 6 8 0 号 Architects & Associates		株式会社 金華建築事務所		一級建築士 大臣登録第 2 6 1 5 7 2 号 今西 浩司						既電-30

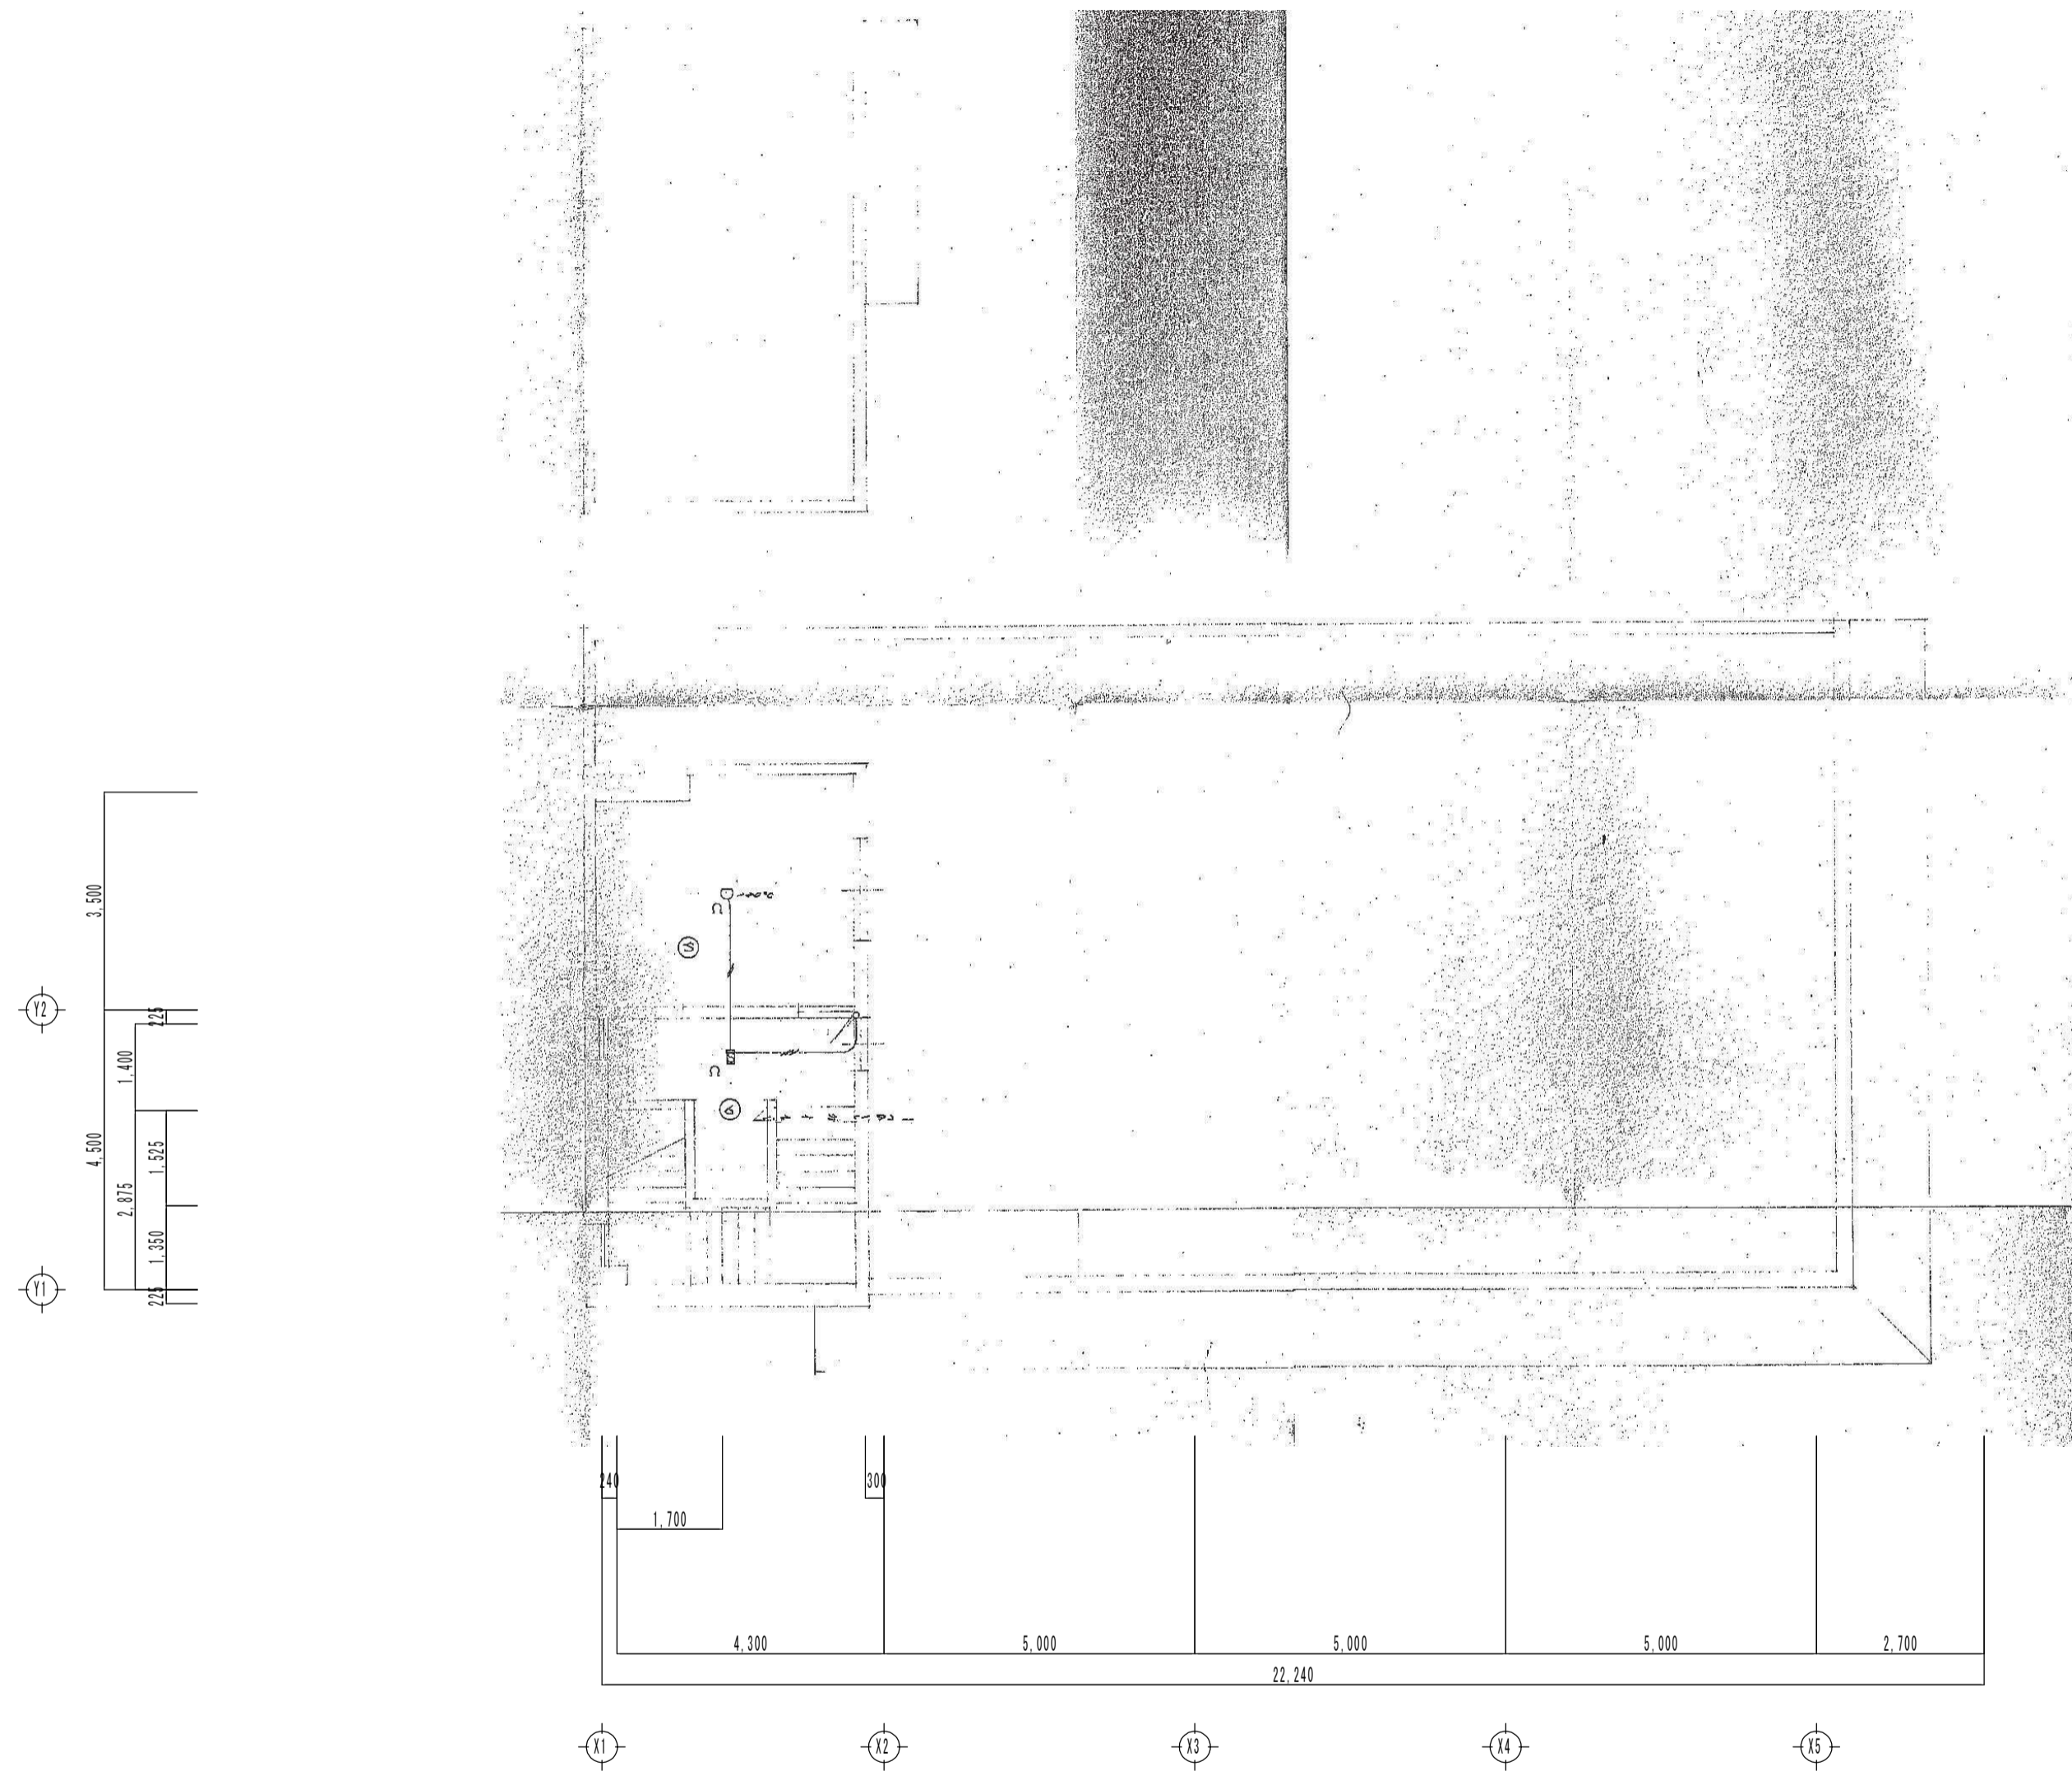

工事名	旧羽島市教育センター解体撤去工事	工事設計図	名称	当初 自動火災報知設備 PH階平面図	縮尺	A-2 1/100 A-3 x71%	設計年月日	令和 7 年 9 月 日	総括	主任	担当	図面番号
C O L T D. KINKA		一級建築士事務所 登録 岐 3 6 8 0 号 Architects & Associates		株式会社 金華建築事務所		一級建築士 大臣登録第 2 6 1 5 7 2 号 今西 浩司						既電-31